

TABULKA MÍSTNOSTÍ SO.04-SO.07:



ČÍSLO MÍSTNOSTI	NÁZEV MÍSTNOSTI	PLOCHA[m ²]
00.01	SCHODIŠTĚ	7,21
00.02	CHODBA	5,16
00.03	DOMÁCÍ PRÁCE	4,91
00.04	SKLAD	14,07
00.05	DÍLNA	15,52
00.06	KOUPELNA	4,34
00.07	TECHNICKÁ MÍSTNOST	6,43
00.08	SKLAD	4,13
00.20	TERASA	52,88
CELKEM		114,64

TABULKA ZAŘIZOVACÍCH PŘEDMĚTŮ SO.04-SO.07:

OZN.	ZNAČKA	POPIS ZAŘIZOVACÍHO PŘEDMĚTU	KS
WC		Závěsné keramické WC s plochou nádržkou do 7,5l	4
Pi		Závěsný keramický pisoár, stojánková baterie	0
U		Keramické umyvadlo 400 x 500 mm	0
Um		Keramické umývatko 350 x 400 mm	4
SK1		Čtvercový sprchový kout 900 x 900 mm	0
SK2		Sprchový kout 1200 x 900 mm	0
SK3		Sprchový kout 1200 x 1200 mm	4
VA1		Vana s upevněním na zed' 1600 x 815 x 460 mm	0
VA2		Samostojící vana 1400 x 800 x 500	0
D		Nerezový dřez s odkapem 760 x 440 mm	0
M		Vestavená myčka nádobí 550 x 600 x 875 mm	0
S		Volně stojící sušička prádla 660 x 600 x 850 mm	4
PR		Volně stojící automatická pračka 660 x 600 x 850 mm	4

LEGENDA KANALIZACE:

- K**
DN-- STOUPACÍ POTRUBÍ SPLAŠKOVÉ KANALIZACE
- Kz**
DN-- STOUPACÍ POTRUBÍ SPLAŠKOVÉ KANALIZACE - PRÍVZDUŠNOVACÍ HLAVICE
- D1**
DN-- STOUPACÍ POTRUBÍ DEŠŤOVÉ KANALIZACE
- vedeno ve sklonu 2,0% ROZVOD SPLAŠKOVÉ KANALIZACE
- vedeno ve sklonu 2,0% ROZVOD SPLAŠKOVÉ KANALIZACE VEDENO POD STROPĚM
- vedeno ve sklonu 2,0% ROZVOD SPLAŠKOVÉ KANALIZACE VEDENO POD Z. DESKOU
- vedeno ve sklonu 2,0% ROZVOD DEŠŤOVÉ KANALIZACE
- vedeno ve sklonu 2,0% ROZVOD DEŠŤOVÉ KANALIZACE VEDENO POD STROPĚM
- vedeno ve sklonu 2,0% ROZVOD DEŠŤOVÉ KANALIZACE VEDENO POD Z. DESKOU
- DRENÁŽNÍ POTRUBÍ ULOŽENO NA ŠTĚRKU vedeno ve sklonu 1,0%

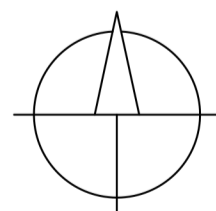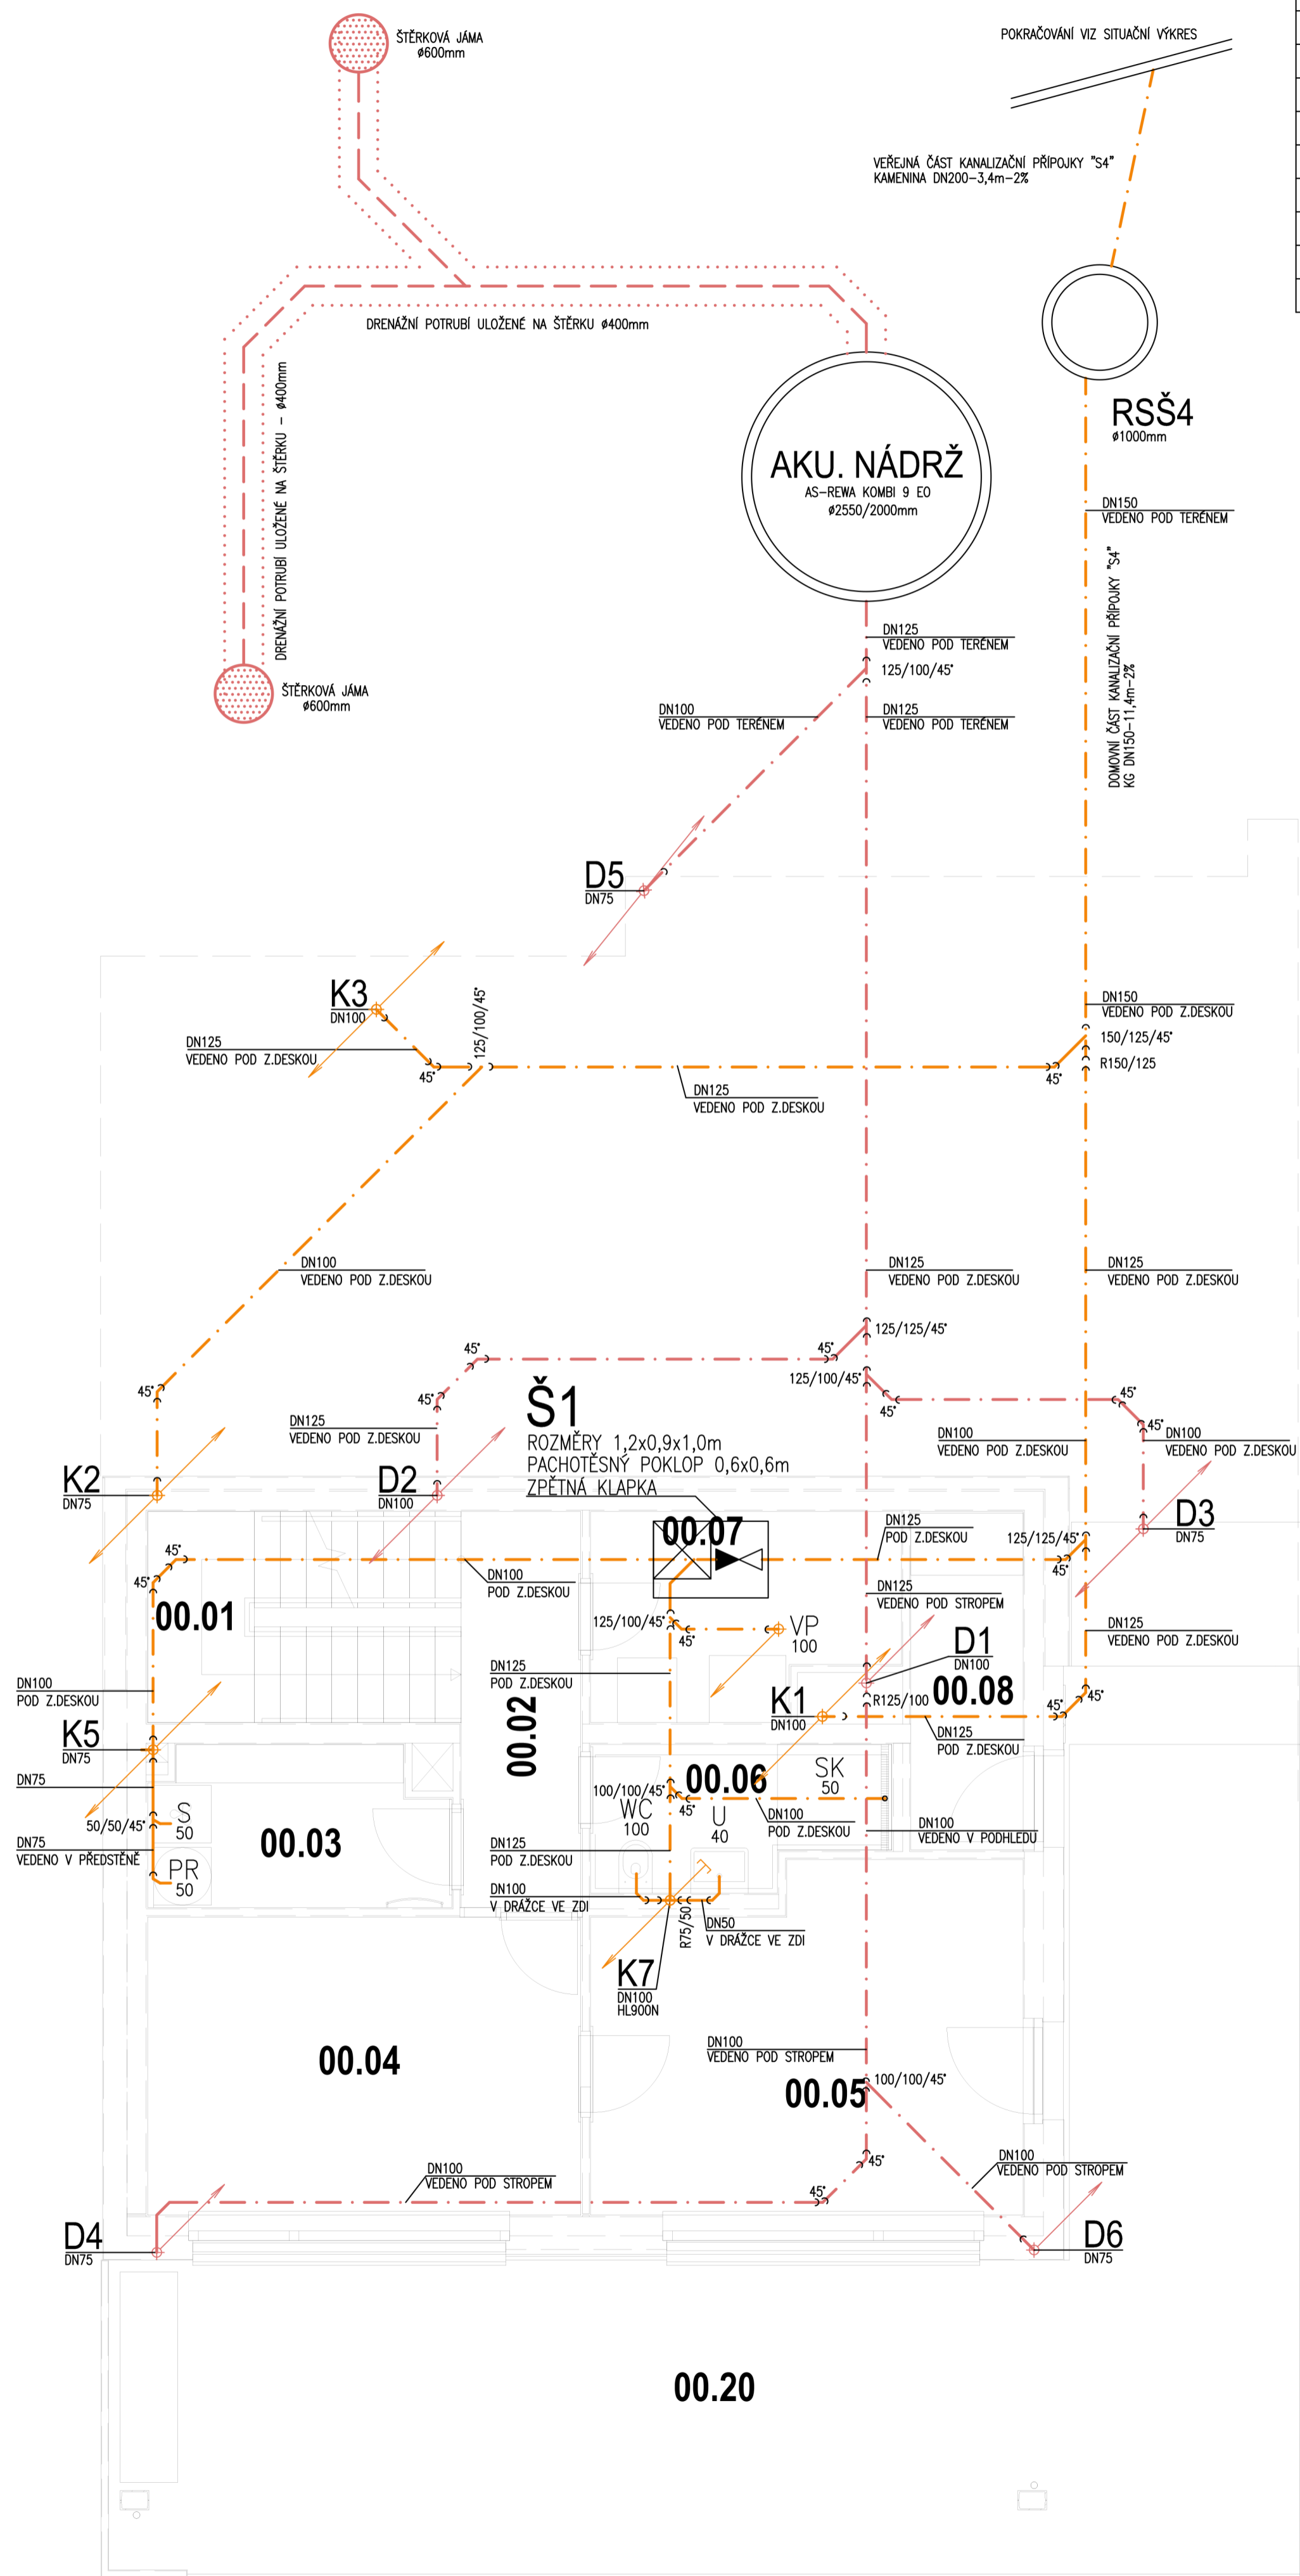

Zpracovala: Bc. Daniela Petrová	Vedoucí projektu: doc. Ing. Michal Kabrhel, Ph.D.	Fakulta stavební, ČVUT
Předmět: 125DPM - Diplomová práce		
Název úlohy: Areál rodinných domů Císařská Vinice	Šk. rok: 2019/2020	Datum: 23.12.2019
Název výkresu: Půdorys 01.PP - kanalizace	Číslo výkresu: C.05	Formát: 10 x A4
		Měřítko: 1:50