


LEGENDA KANALIZACE:

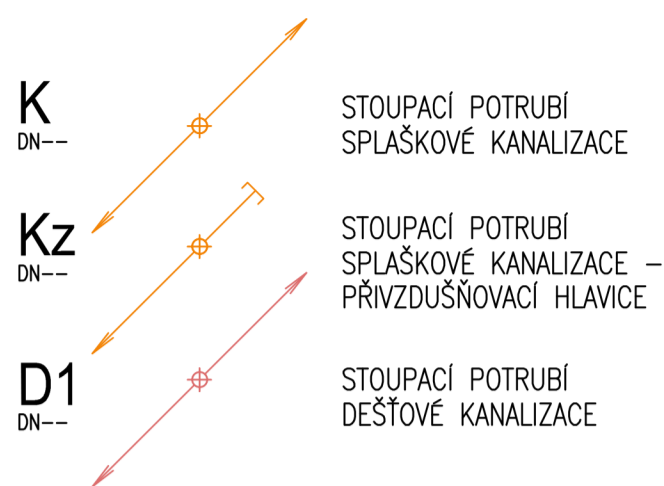

ROZVOD SPLAŠKOVÉ KANALIZACE
VEDENO VE SKLONU 2,0%
VEDENO POD STROPEM

ROZVOD SPLAŠKOVÉ KANALIZACE
VEDENO VE SKLONU 2,0%
VEDENO POD Z. DESKOU

ROZVOD DEŠŤOVÉ KANALIZACE
VEDENO VE SKLONU 2,0%

ROZVOD DEŠŤOVÉ KANALIZACE
VEDENO VE SKLONU 2,0%
VEDENO POD STROPEM



ROZVOD DEŠŤOVÉ KANALIZACE
VEDENO VE SKLONU 2,0%
VEDENO POD Z. DESKOU

TABULKA MÍSTNOSTÍ SO.04-SO.07:

ČÍSLO MÍSTNOSTI	NÁZEV MÍSTNOSTI	PLOCHA[m ²]
02.01	SCHODIŠTĚ	7,21
02.02	CHODBA	7,54
02.03	POKOJ	12,94
02.04	POKOJ	16,88
02.05	WC	3,27
02.06	KOUPELNA	6,22
02.07	LOŽNICE	18,24
02.20	TERASA	21,04
CELKEM		100,17

TABULKA ZAŘÍZOVACÍCH PŘEDMĚTŮ SO.04-SO.07:

OZN.	ZNAČKA	POPIS ZAŘÍZOVACÍHO PŘEDMĚTU	KS
WC		Závěsné keramické WC s plochou nádržkou do 7,5l	8
Pi		Závěsný keramický pisoár, stojánková baterie	4
U		Keramické umyvadlo 400 x 500 mm	16
Um		Keramické umývatko 350 x 400 mm	4
SK1		Čtvercový sprchový kout 900 x 900 mm	4
SK2		Sprchový kout 1200 x 900 mm	4
SK3		Sprchový kout 1200 x 1200 mm	0
VA1		Vana s upevněním na zeď 1600 x 815 x 460 mm	4
VA2		Samostojící vana 1400 x 800 x 500	4
D		Nerezový dřez s odkapem 760 x 440 mm	0
M		Vestavená myčka nádobí 550 x 600 x 875 mm	0
S		Volně stojící sušička prádla 660 x 600 x 850 mm	0
PR		Volně stojící automatická pračka 660 x 600 x 850 mm	0

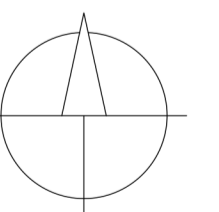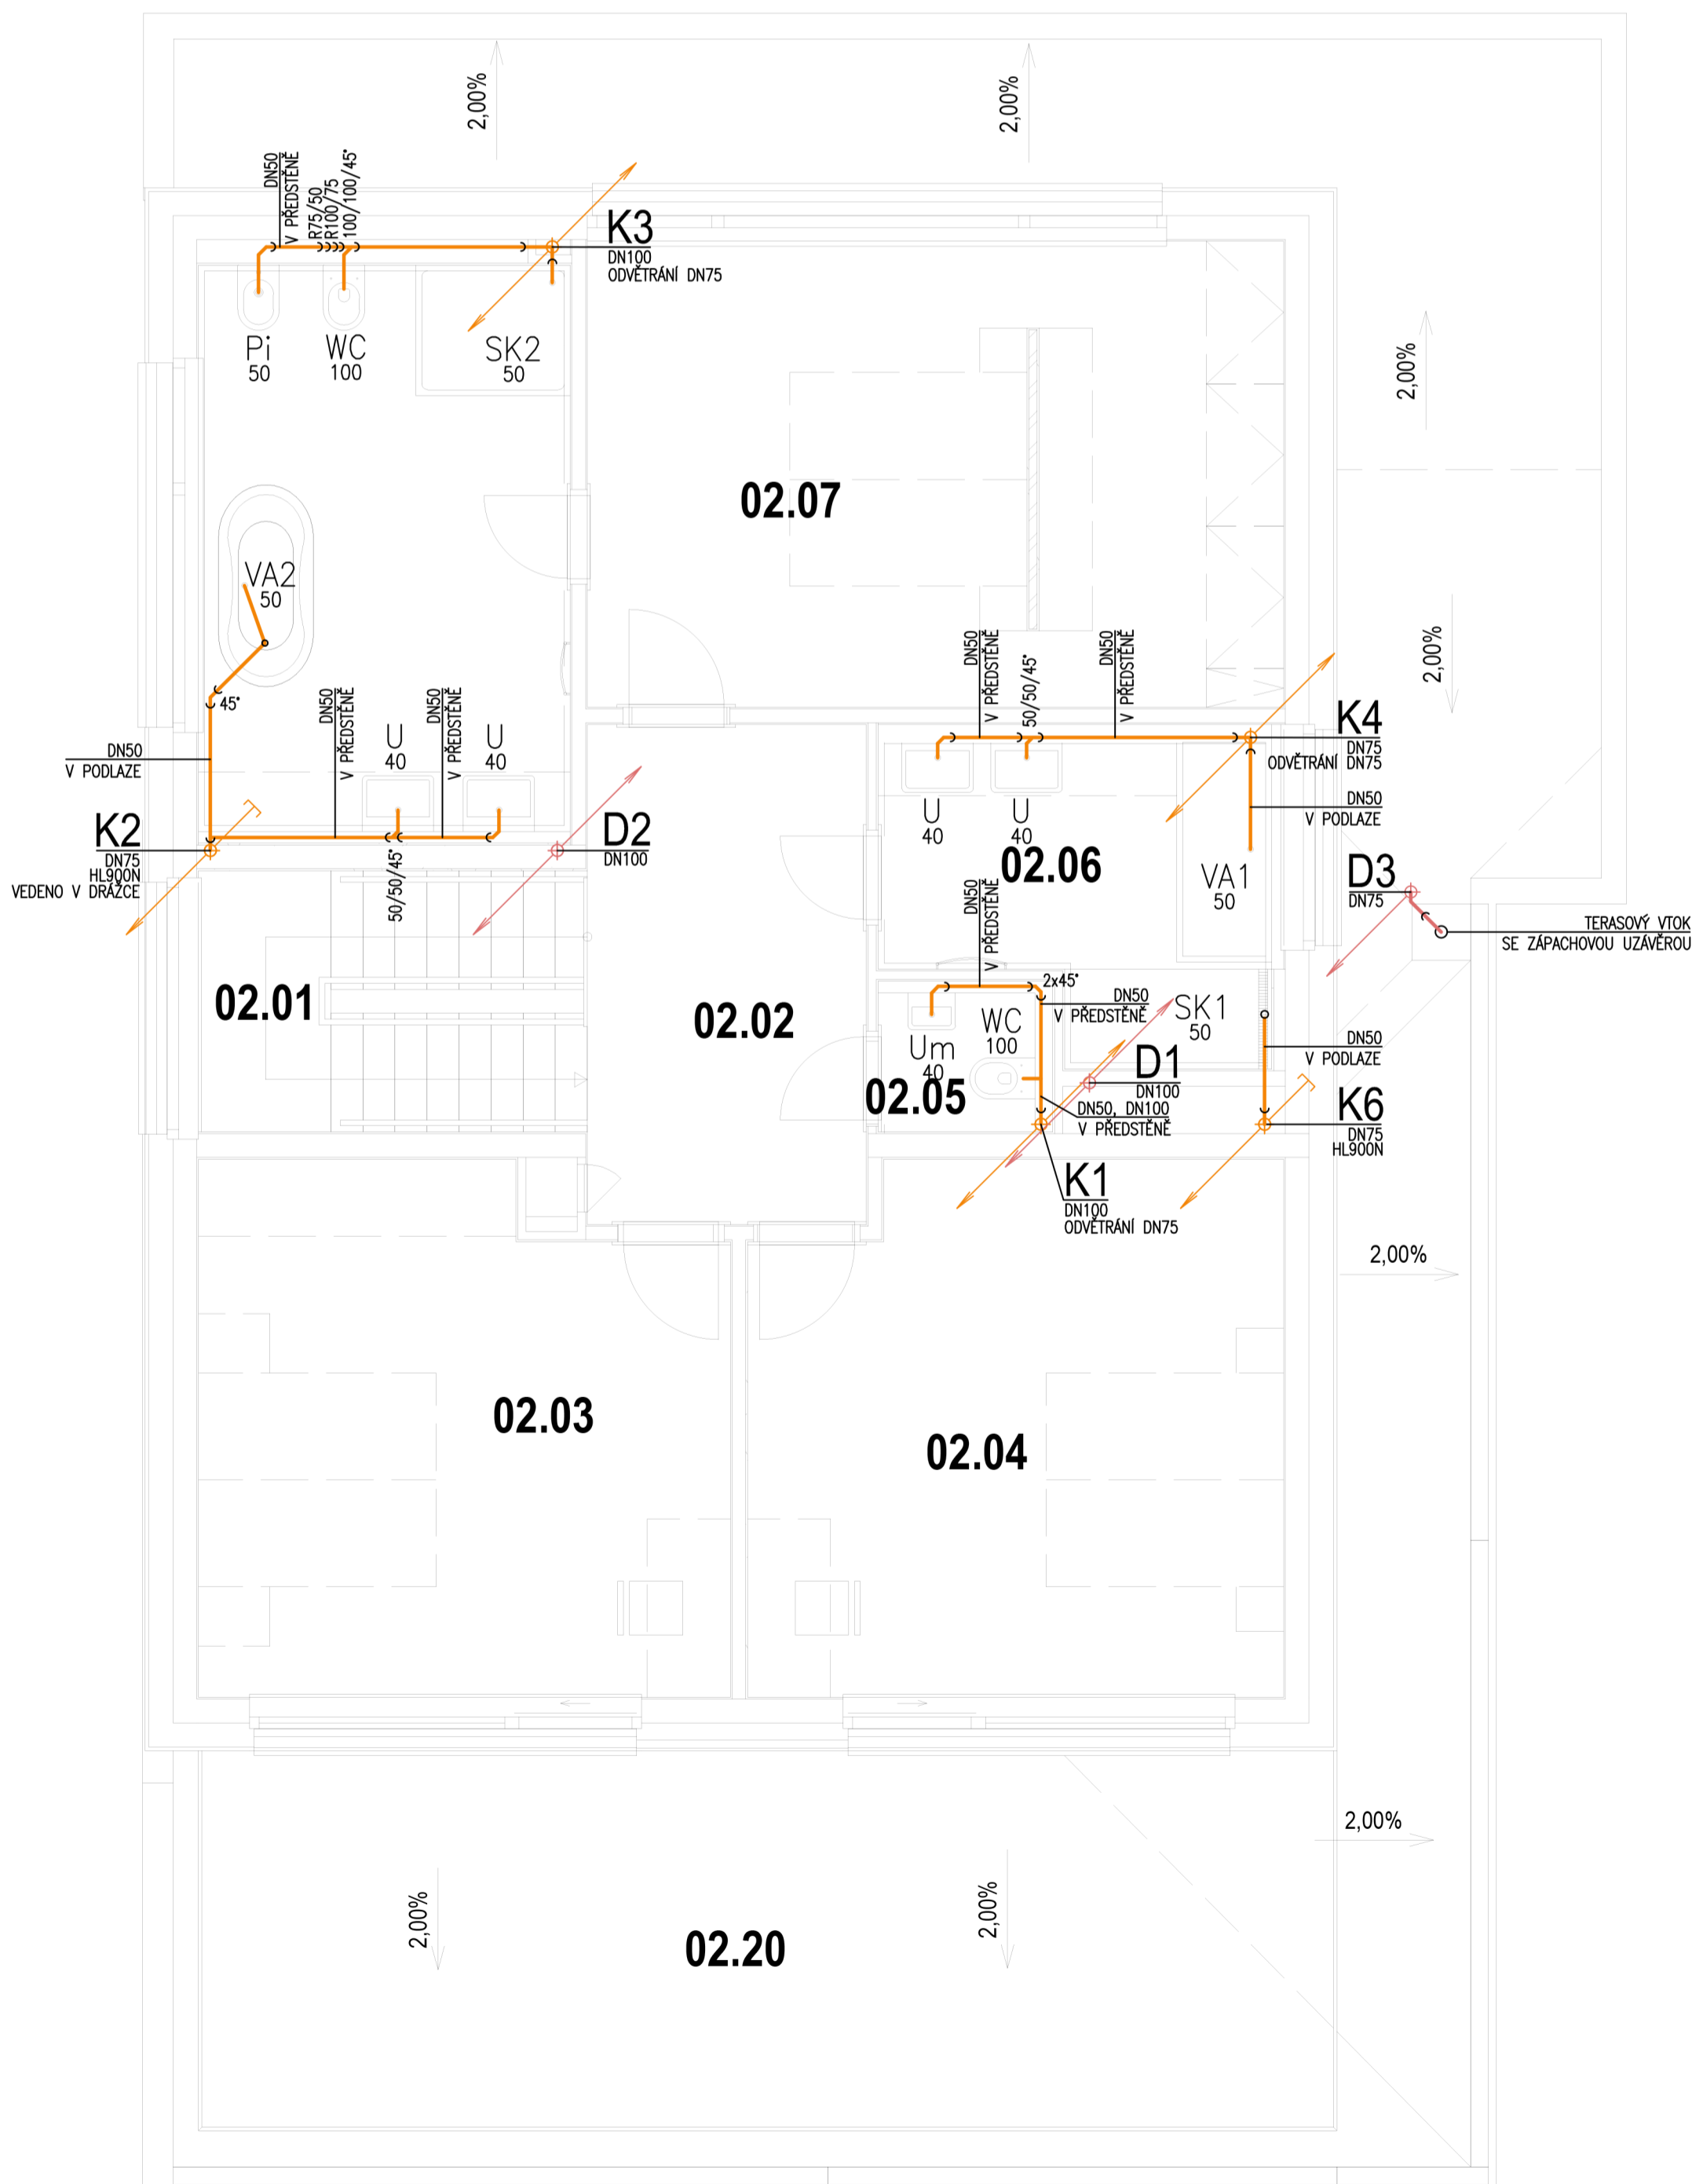

Zpracovala: Bc. Daniela Petrová	Vedoucí projektu: doc. Ing. Michal Kabrhel, Ph.D.	Fakulta stavební, ČVUT
Předmět: 125DPM - Diplomová práce		
Název úlohy: Areál rodinných domů Císařská Vinice	Šk. rok: 2019/2020	Datum: 23.12.2019
Název výkresu: Půdorys 2.NP - kanalizace	Číslo výkresu: C.07	Formát: 8 x A4
		Měřítko: 1:50