

LEGENDA


- LEGENDA PŘÍPOJEK**
- vodovod
 - kanalizace
 - elektrický proud
- Rozvody na staveništi**
- vodovod
 - kanalizace
 - elektrický proud
- Rozvody mimo staveniště**
- vodovod
 - kanalizace
 - elektrický proud
 - teplovod

ZAŘÍZENÍ STAVENIŠTĚ


- Buňkoviště - 4x buňky (1x WC, 2xšatny, 1xKancelář)
- Oplocení staveniště - plně panely 1,8 m

LEGENDA MATERIÁLŮ

- Sadové úpravy zeleň
- Vozovka - dlažba
- Chodníky - dlažba
- Okapový chodník - násyp kačírek, tl. 100 mm
- Mobiliář
- Stávající osvětlení
- Nové stromy
- Stávající stromy

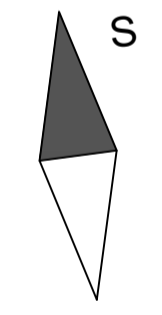

SITUACE ŠIRŠÍCH VZTAHŮ

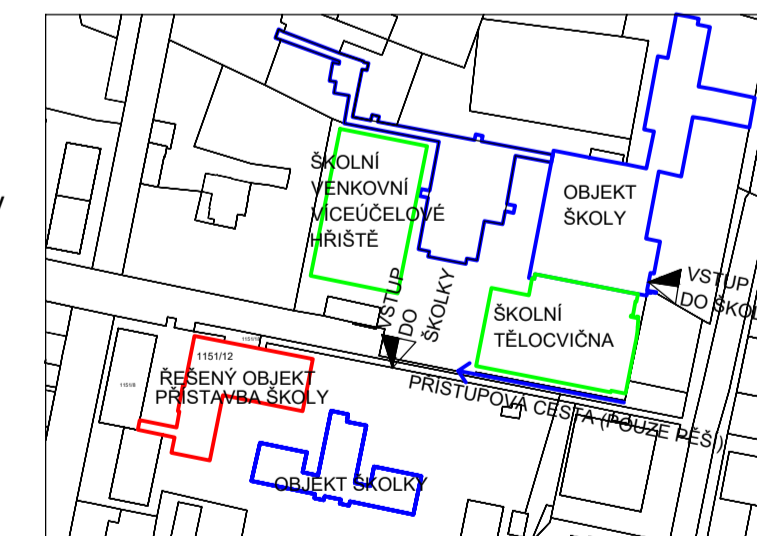

Při křížení a souběhu inženýrských sítí budou dodrženy normy prostorového uspořádání inženýrských sítí. Všechny sítě při křížení s pojezdními plochami budou buď v provedení pro jezd do 3,5t nebo opatřeny chráničkami.

KATASTRÁLNÍ ÚZEMÍ: Praha-Čakovice, č. 731561
 parcela č. 1151/1, 1151/8, 1151/12, 1151/18, 1151/20, 1560/1, 1561

OBOR	KATEDRA	JMÉNO STUDENTA	
SI-L	K122	Jakub Tomko	
ROČNÍK	VEDOUČÍ PRÁCE		
4.	Ing. Miloslava Popenková, CSc.		
PŘEDMĚT, ÚLOHA			
K122 BAPL, ZAŘÍZENÍ STAVENIŠTĚ 4.FÁZE			FORMÁT 8x44
			MĚŘÍTKO 1:200
			DATUM 20.04. 2020
			ČÍSLO VÝKRESU 6