


- LEGENDA:**
- PŘÍVODNÍ POTRUBÍ HRANÍTE
 - PŘÍVODNÍ ŠPŘÍD POTRUBÍ
 - ODVODNĚNÍ POTRUBÍ HRANÍTE
 - ODVODNĚNÍ ŠPŘÍD POTRUBÍ
 - SMĚR PRŮTOKU VZDUCHU
 - REGULÁČNÍ KLAPKA
 - MŘÍŽKA SAMI CIRKULAČNÍ VZDUCHU DO FAN-COILI 800 x 350 mm

PROSTOR JE DOKUMENTACE PŘIPRAVENA PRO PŘEDVÍK VIZITÁŽ, JE PŘED JEJÍM
 PROVEDENÍM NUTNÉ PŘEVĚŘIT MĚŘENÍ KODOVANÝ S OCELOVÝM ZODRŽOVATEL A
 PROJEKT PŘI PŘÍPADOVÝM NÁSTAVBÁCH. JE NEJEDNĚ MOŽNÉ PŘEVĚŘIT
 POKROKOVĚ ELEMENTY A NAJENĚ REKONSTRUOVAT VÝKONOVÝ S PŘI PŘÍPADOVÝM
 A PROJEKT PŘI PŘÍPADOVÝM STAVĚNÍM KONGRUITNĚM NÁSTAVBĚM PODLEHLOM A
 KODOVANÝ S OCELOVÝM PŘEVĚŘIT MĚŘENÍ.


ŘEZ 1-1'

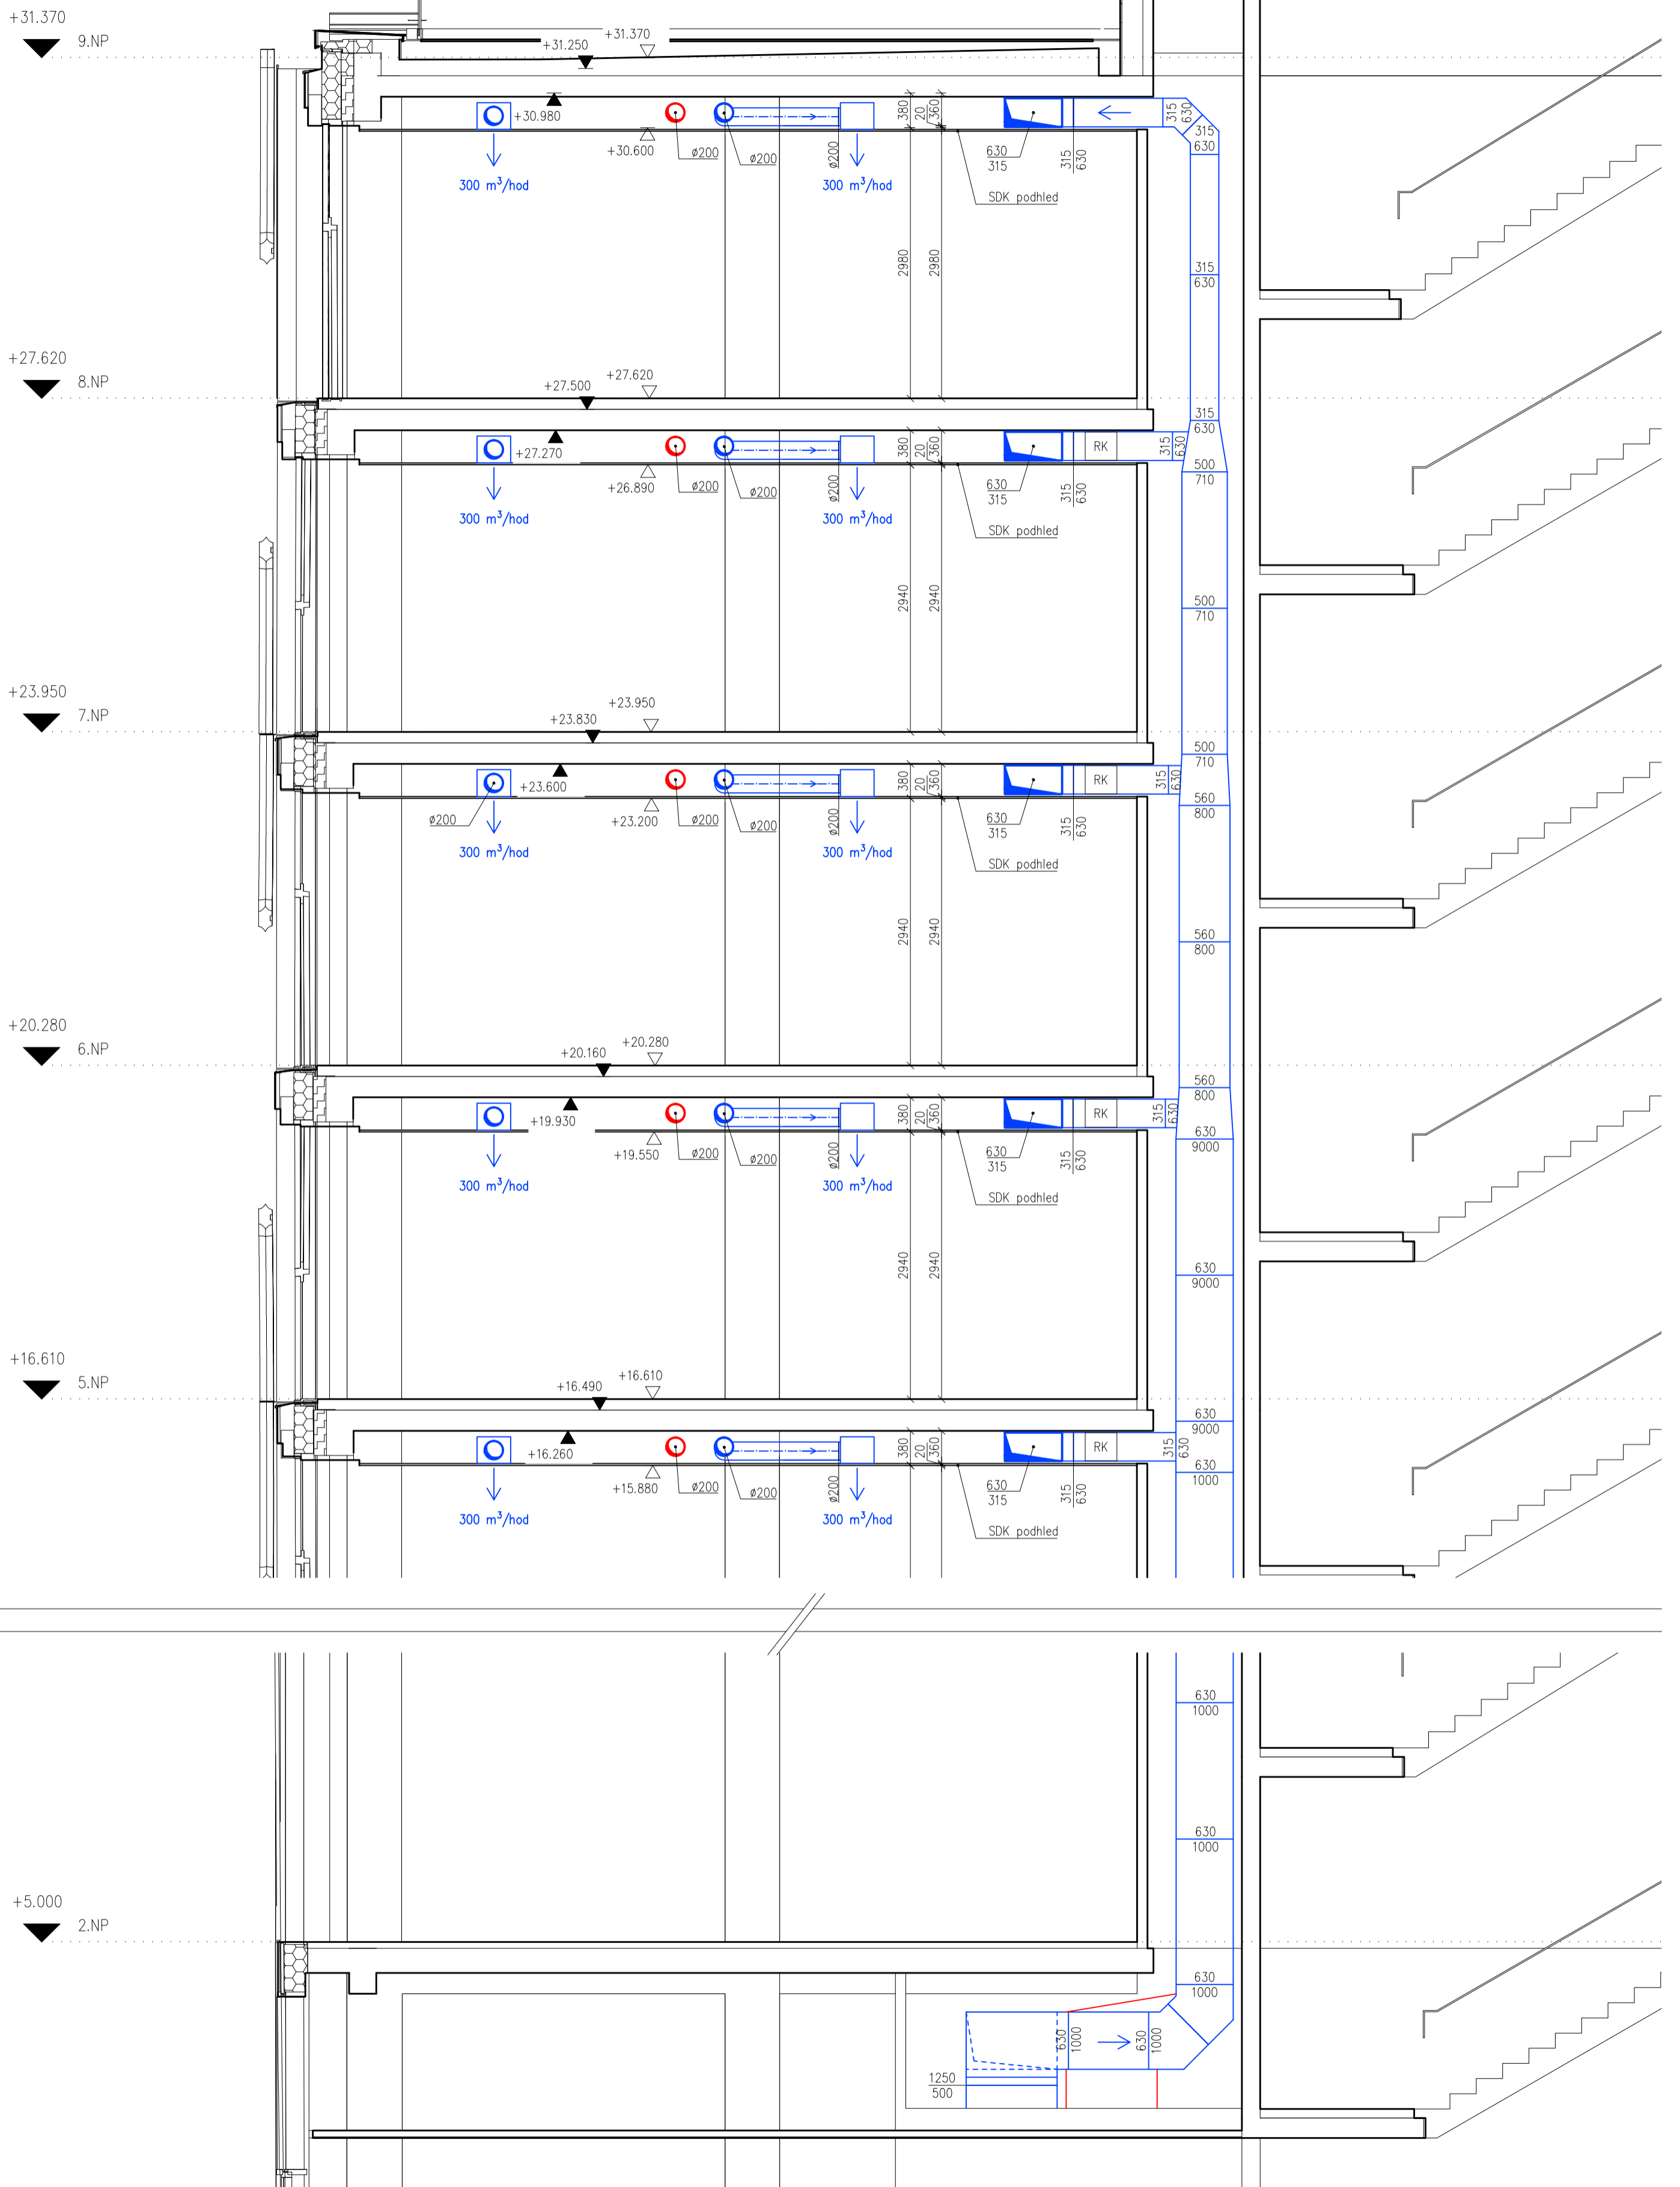

Zpracovala: Tereza Vernerová	Vedoucí bakalářské práce: Ing. D. Adamovský, Ph.D.	Školní rok: 2019/2020	Fakulta stavební ČVUT
Předmět: Bakalářská práce – Katedra technických zařízení budov			Datum: 24.5.2020
Název: Vzduchotechnický projekt administrativní budovy			Meřítko: 1:50
Příloha: Řez svislým potrubím 1-1'			Číslo výkresu: 2


ŘEZ 2-2'

5

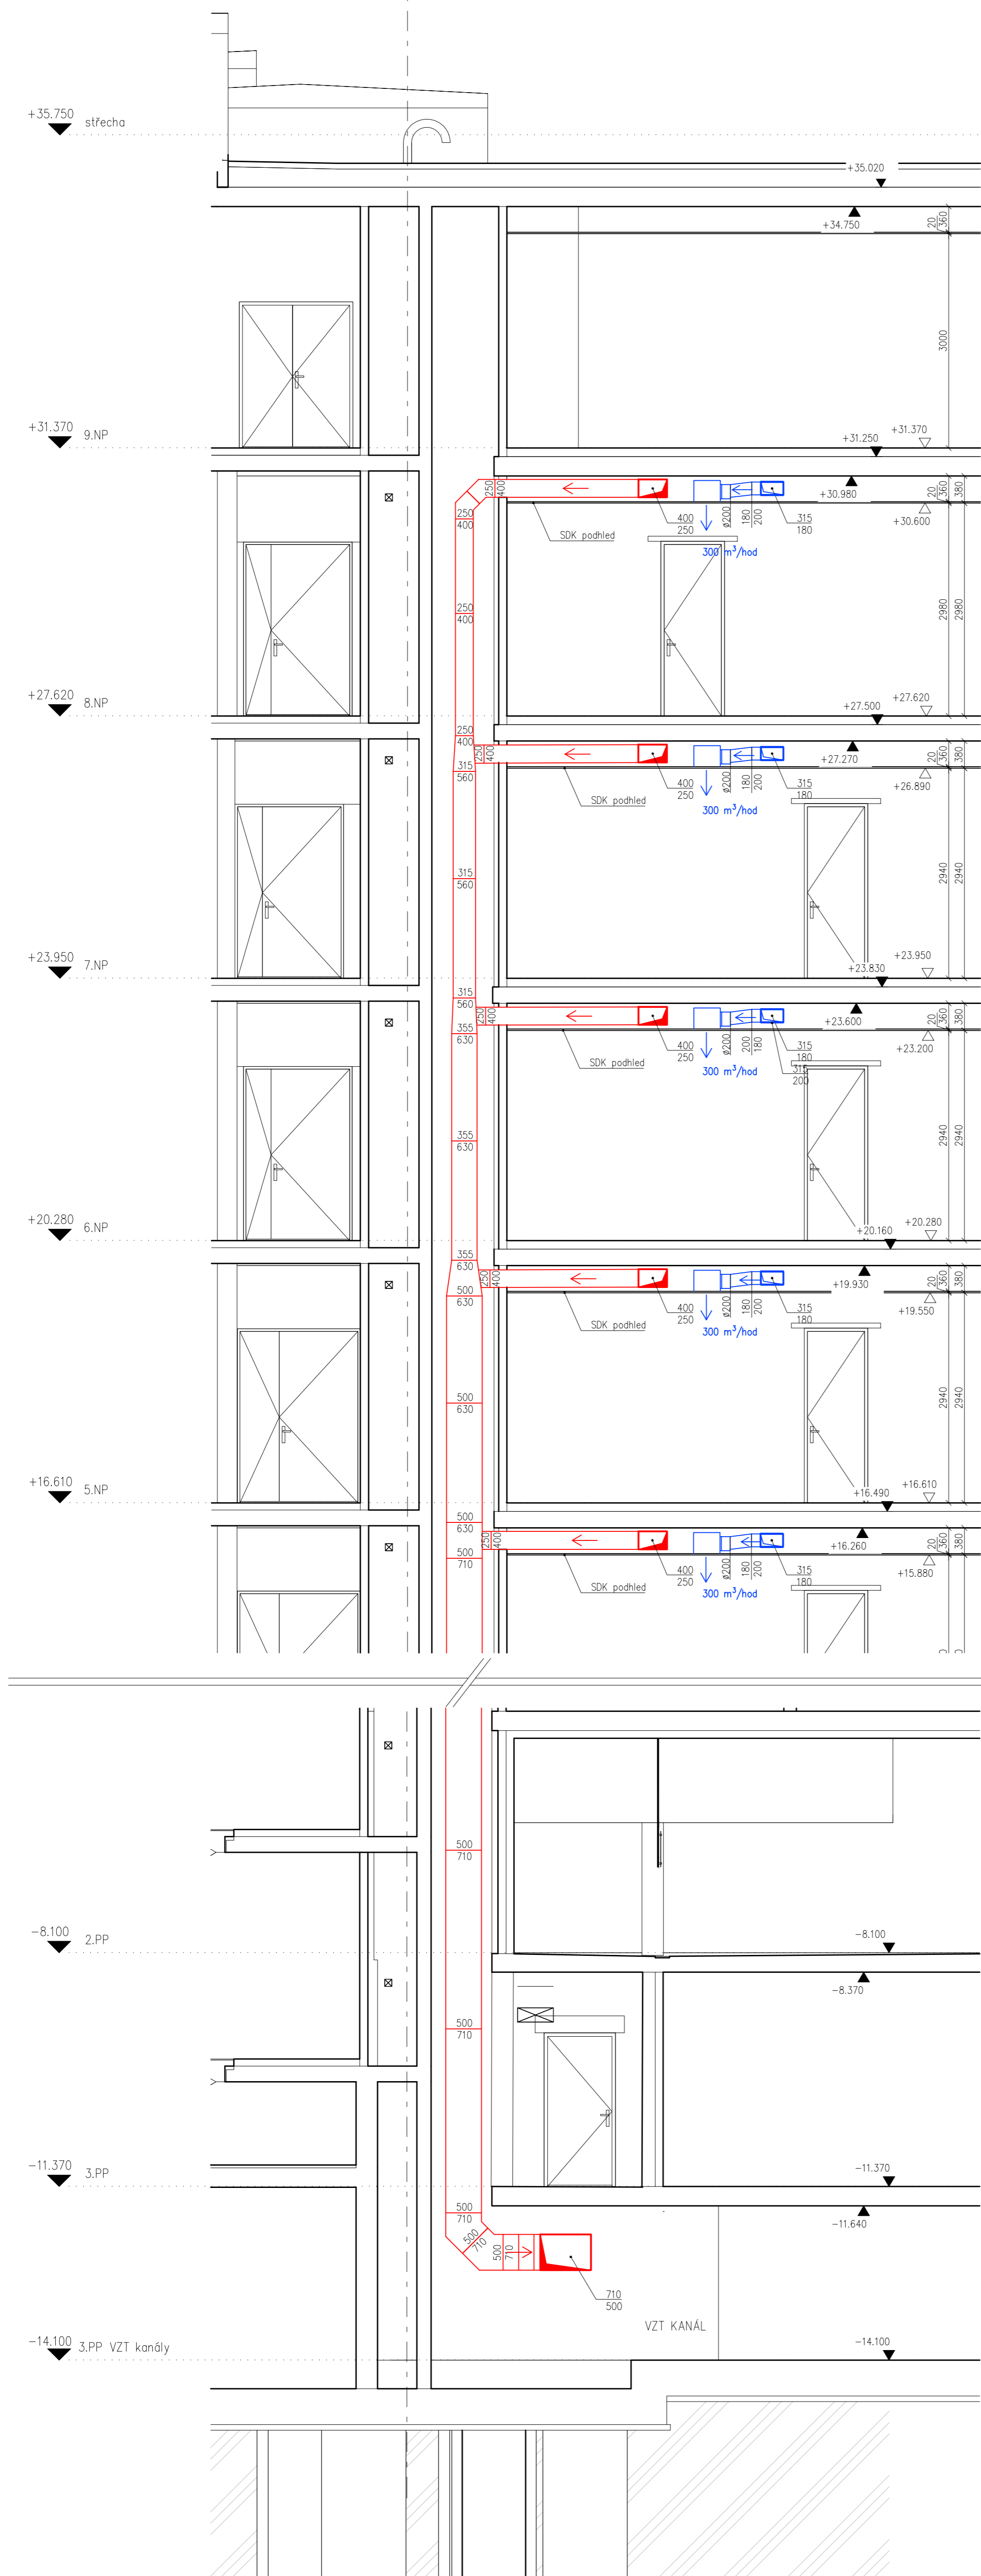


ŘEZ 3-3'

G

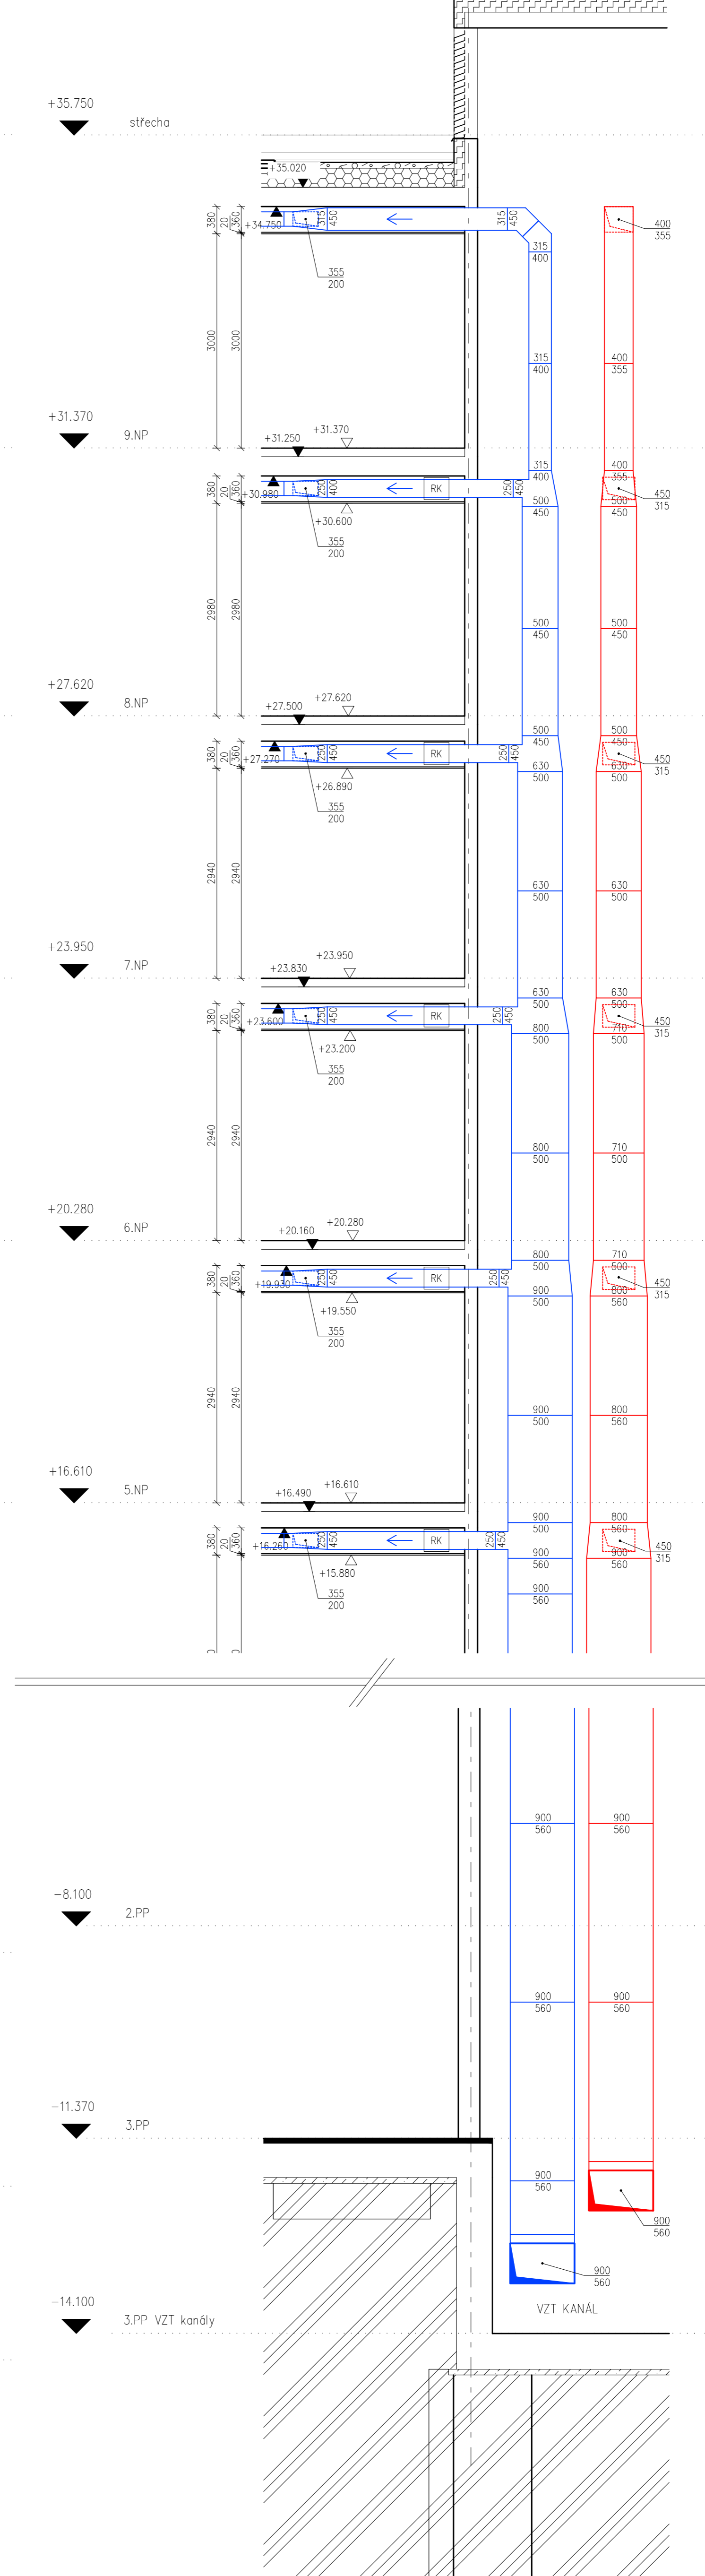


Zpracovatel: Tereza Vernerová	Vedoucí bakalářské práce: Ing. D. Adamovský, Ph.D.	Školní rok: 2019/2020	Fakulta stavební ČVUT
Předmět: Bakalářská práce – Katedra technických zařízení budov			Datum: 24.5.2020
Název: Vzduchotechnický projekt administrativní budovy			Měřítko: 1:50
Příloha: Řez svislým potrubím 2-2', 3-3'			Číslo výřezu: 3


ŘEZ A-A'

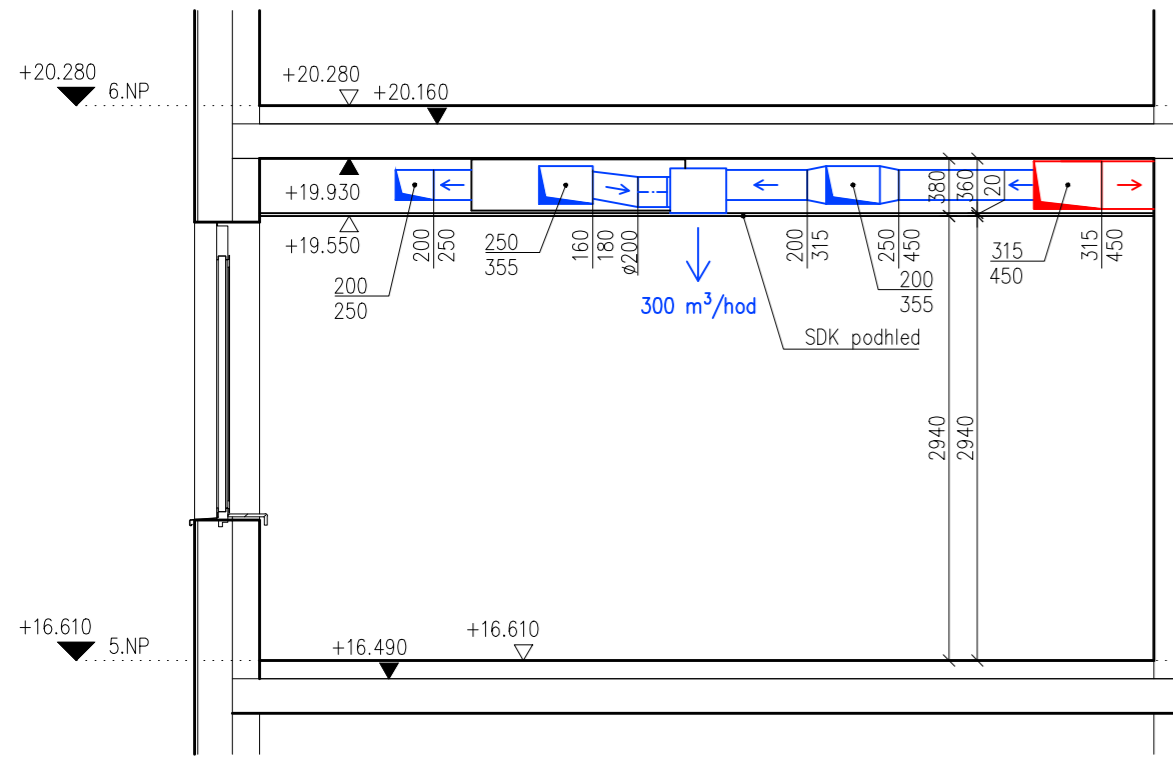

ŘEZ B-B'

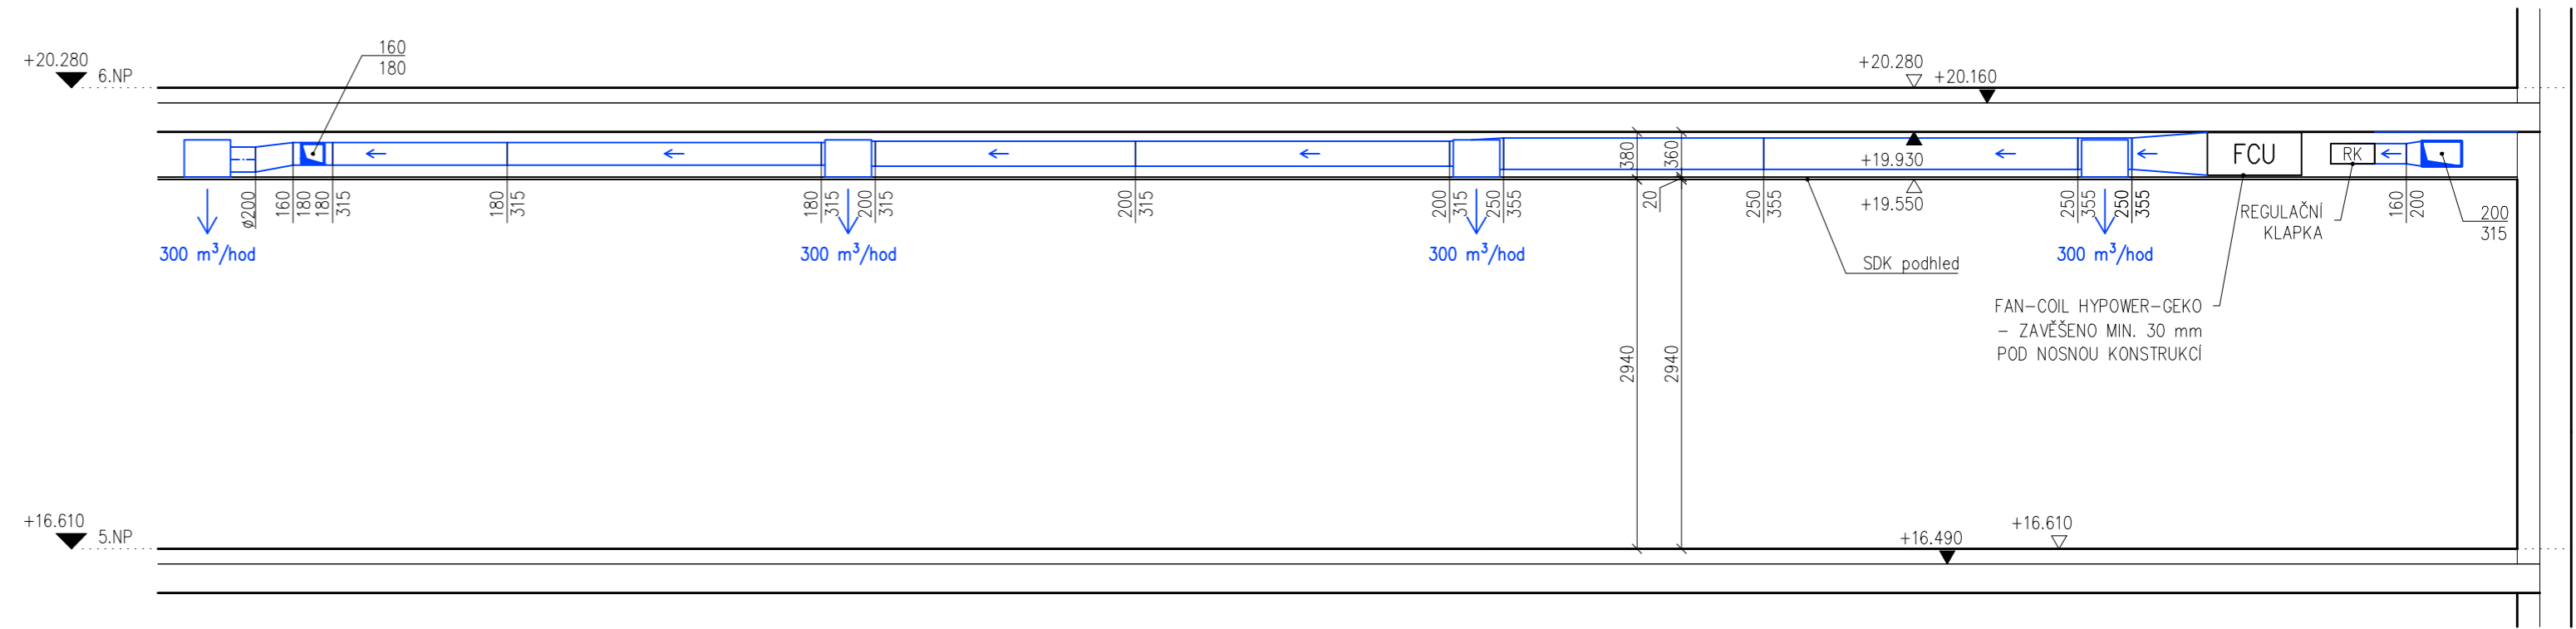


ŘEZ C-C'

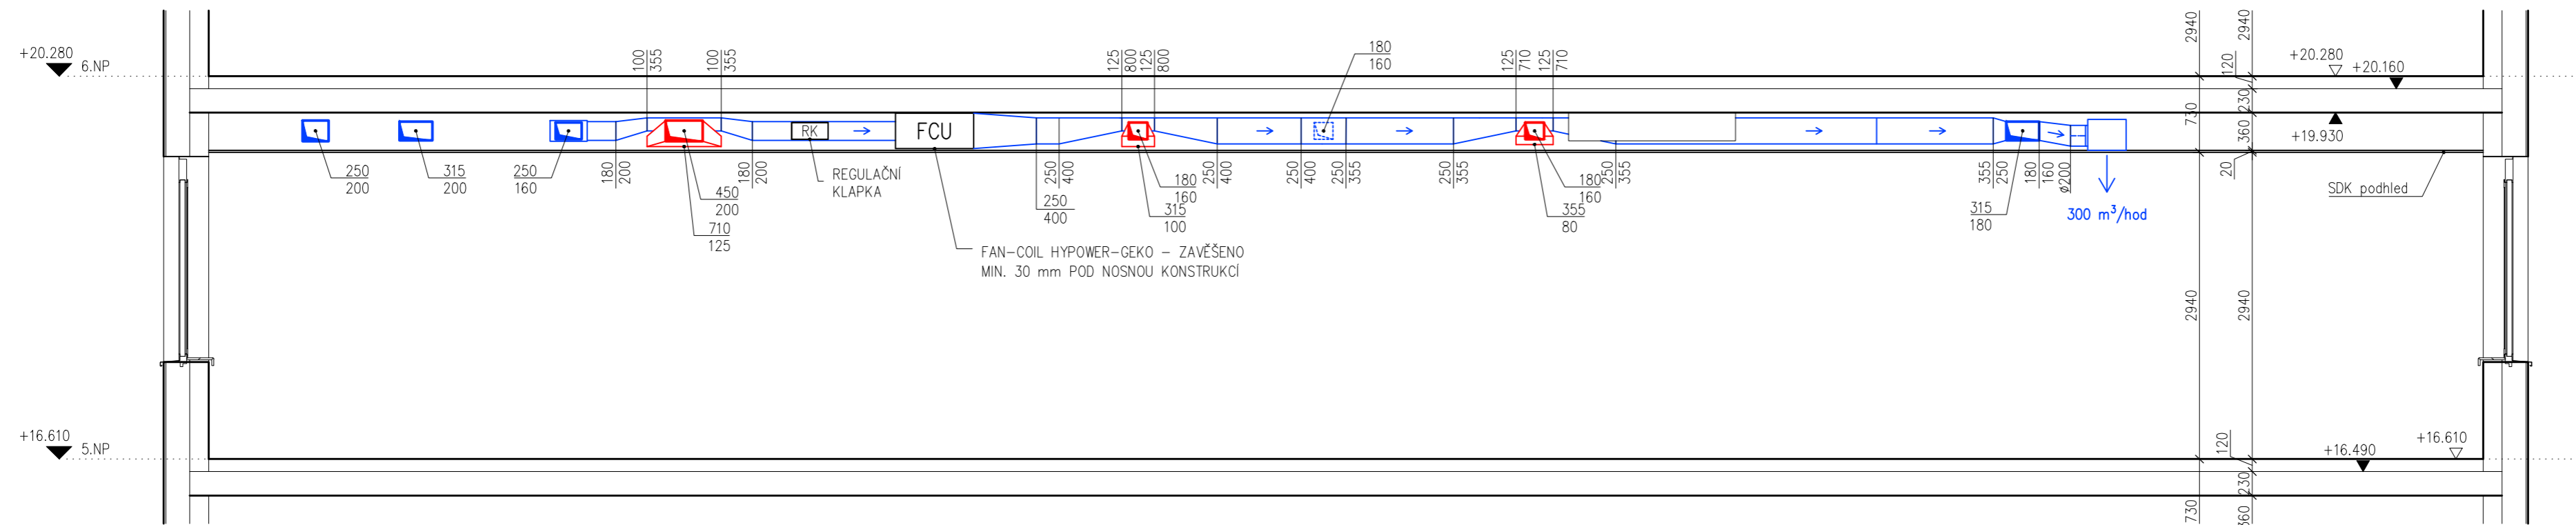


Zpracovala: Tereza Vernerová	Vedoucí bakalářské práce: Ing. D. Adamovský, Ph.D.	Školní rok: 2019/2020	Fakulta stavební ČVUT
Předmět: Bakalářská práce – Katedra technických zařízení budov			Datum: 24.5.2020
Název: Vzduchotechnický projekt administrativní budovy			Měřítko: 1:50
Příloha: Podélný řez A-A', B-B', C-C'			Číslo výkresu: 4


DD'

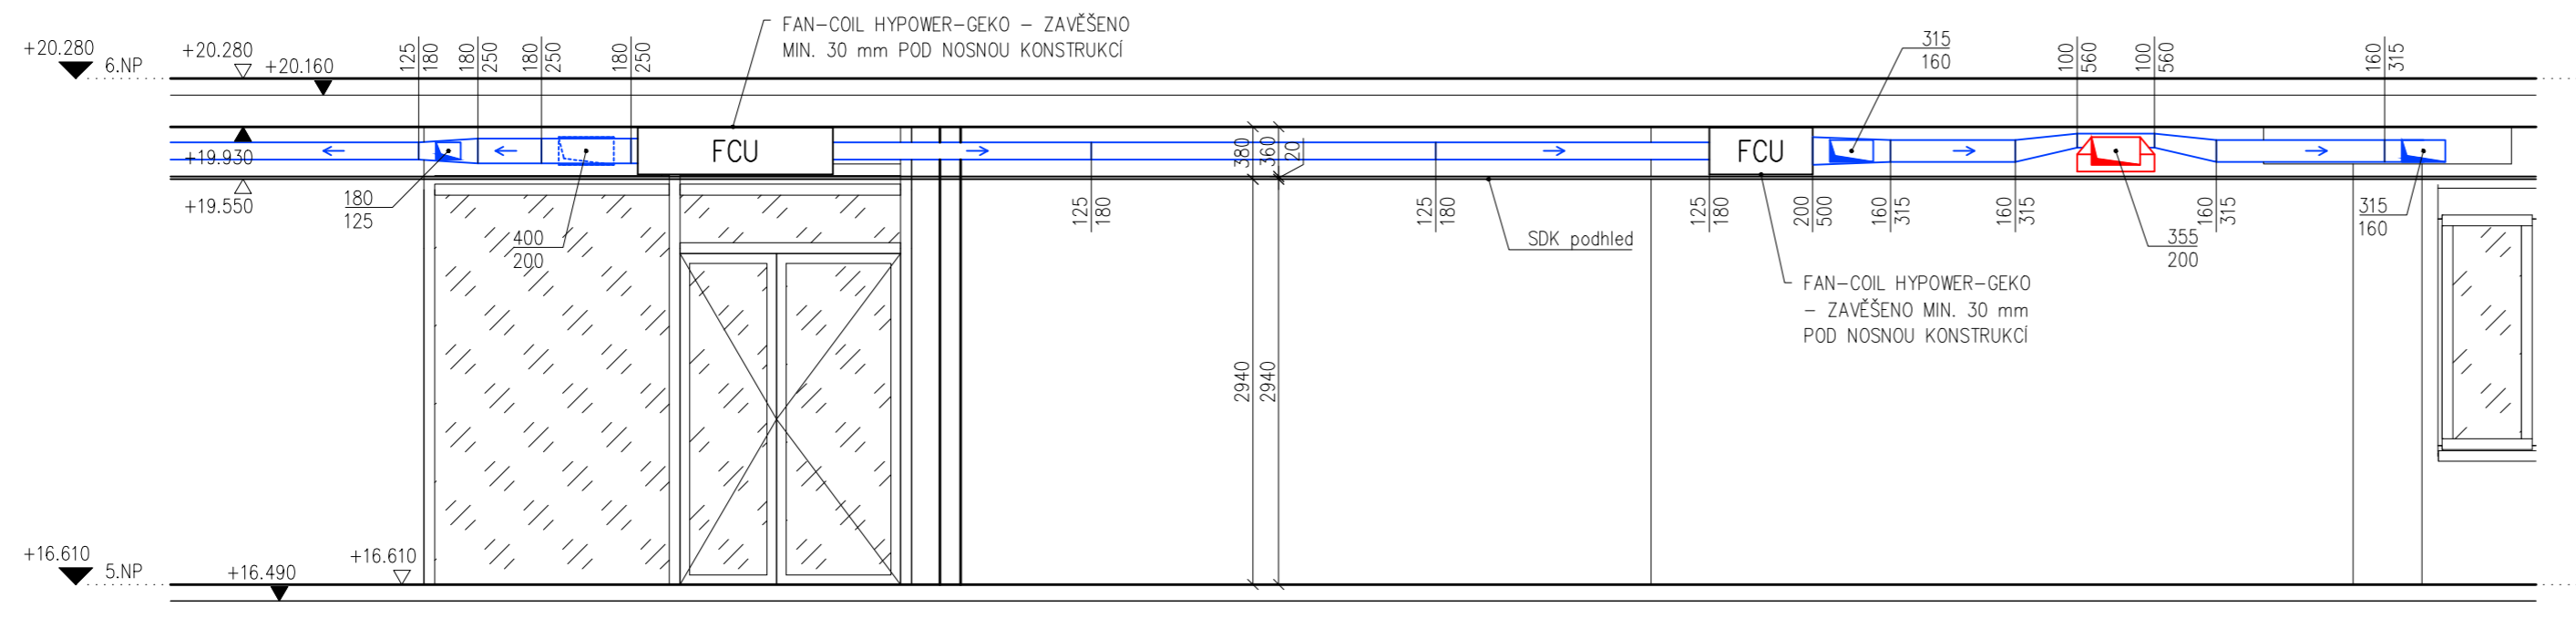


EE'

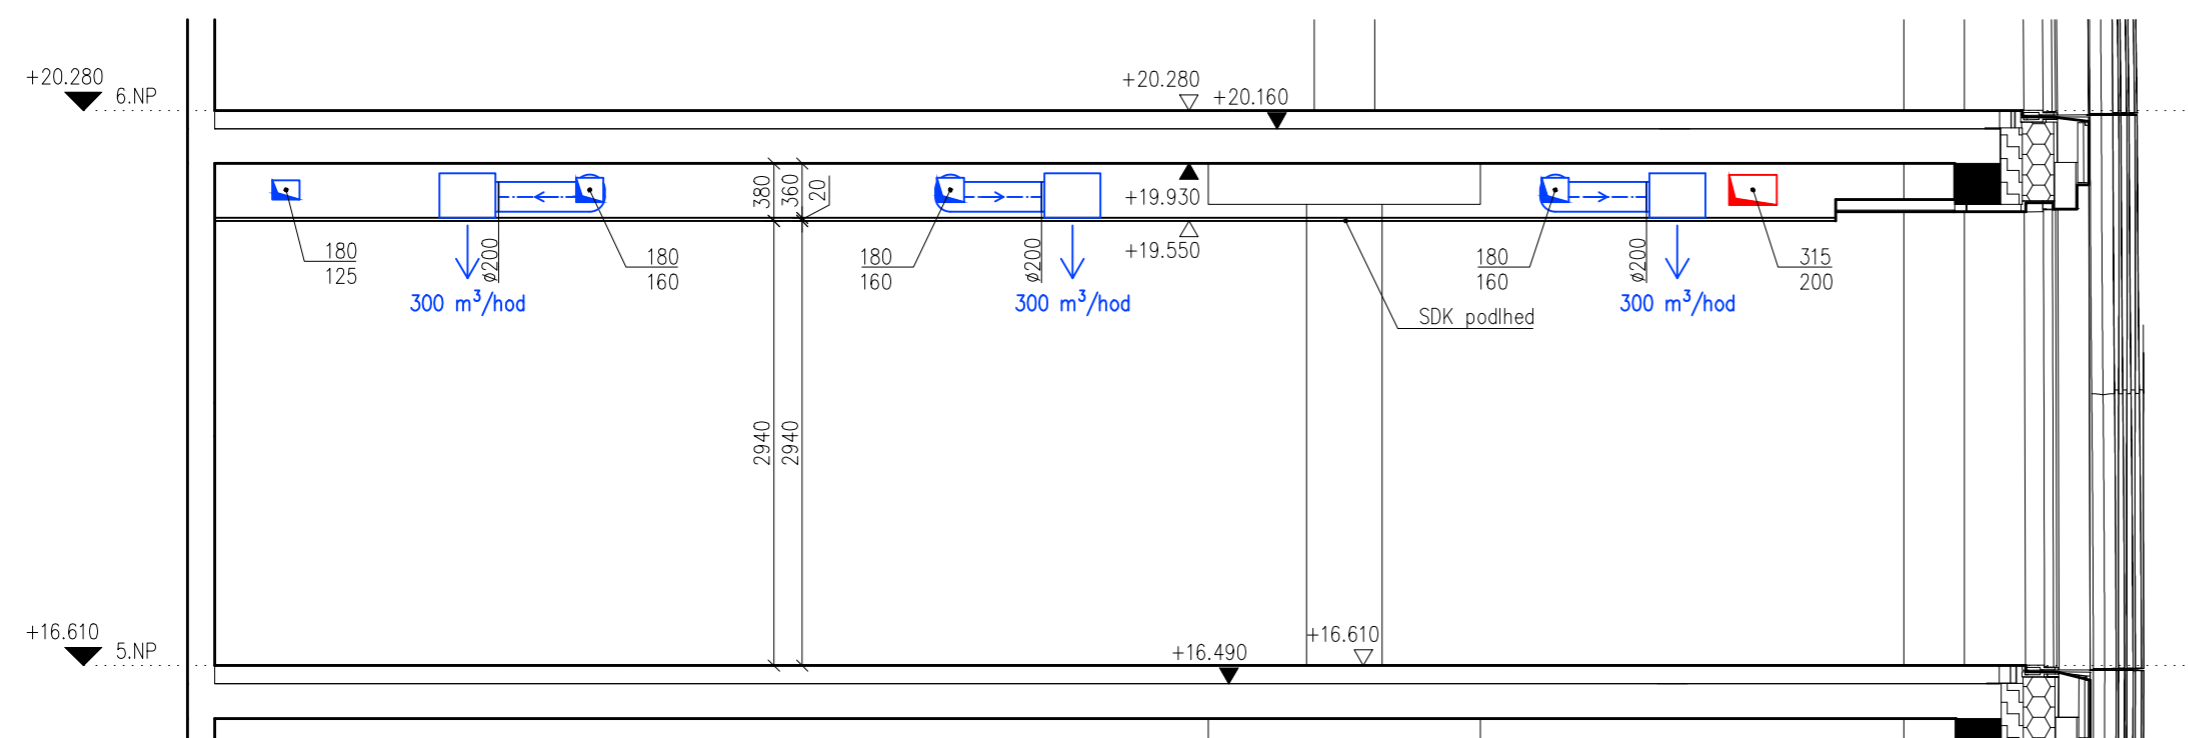

FF'

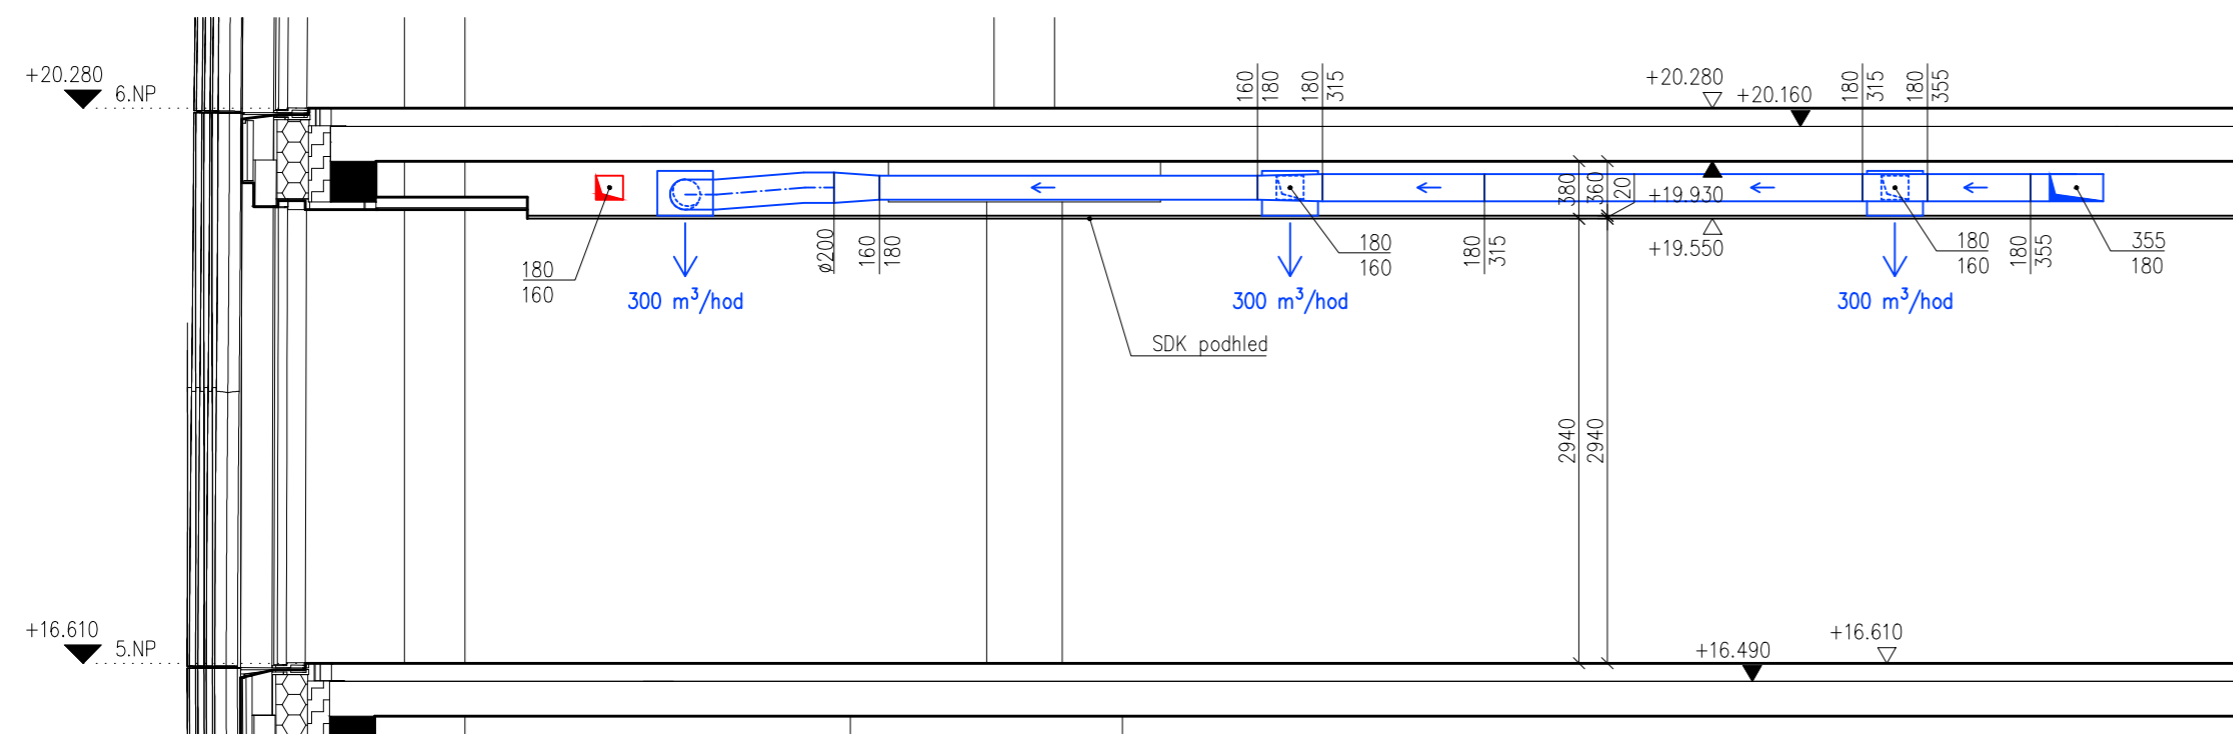


Zpracovala: Tereza Vernerová	Vedoucí bakalářské práce: Ing. D. Adamovský, Ph.D.	Školní rok: 2019/2020	Fakulta stavební ČVUT
Předmět: Bakalářská práce – Katedra technických zařízení budov			Datum: 24.5.2020
Vzduchotechnický projekt administrativní budovy			Měřítko: 1:50
Příloha: Podélný řez DD', EE', FF'			Číslo výkresu: 5

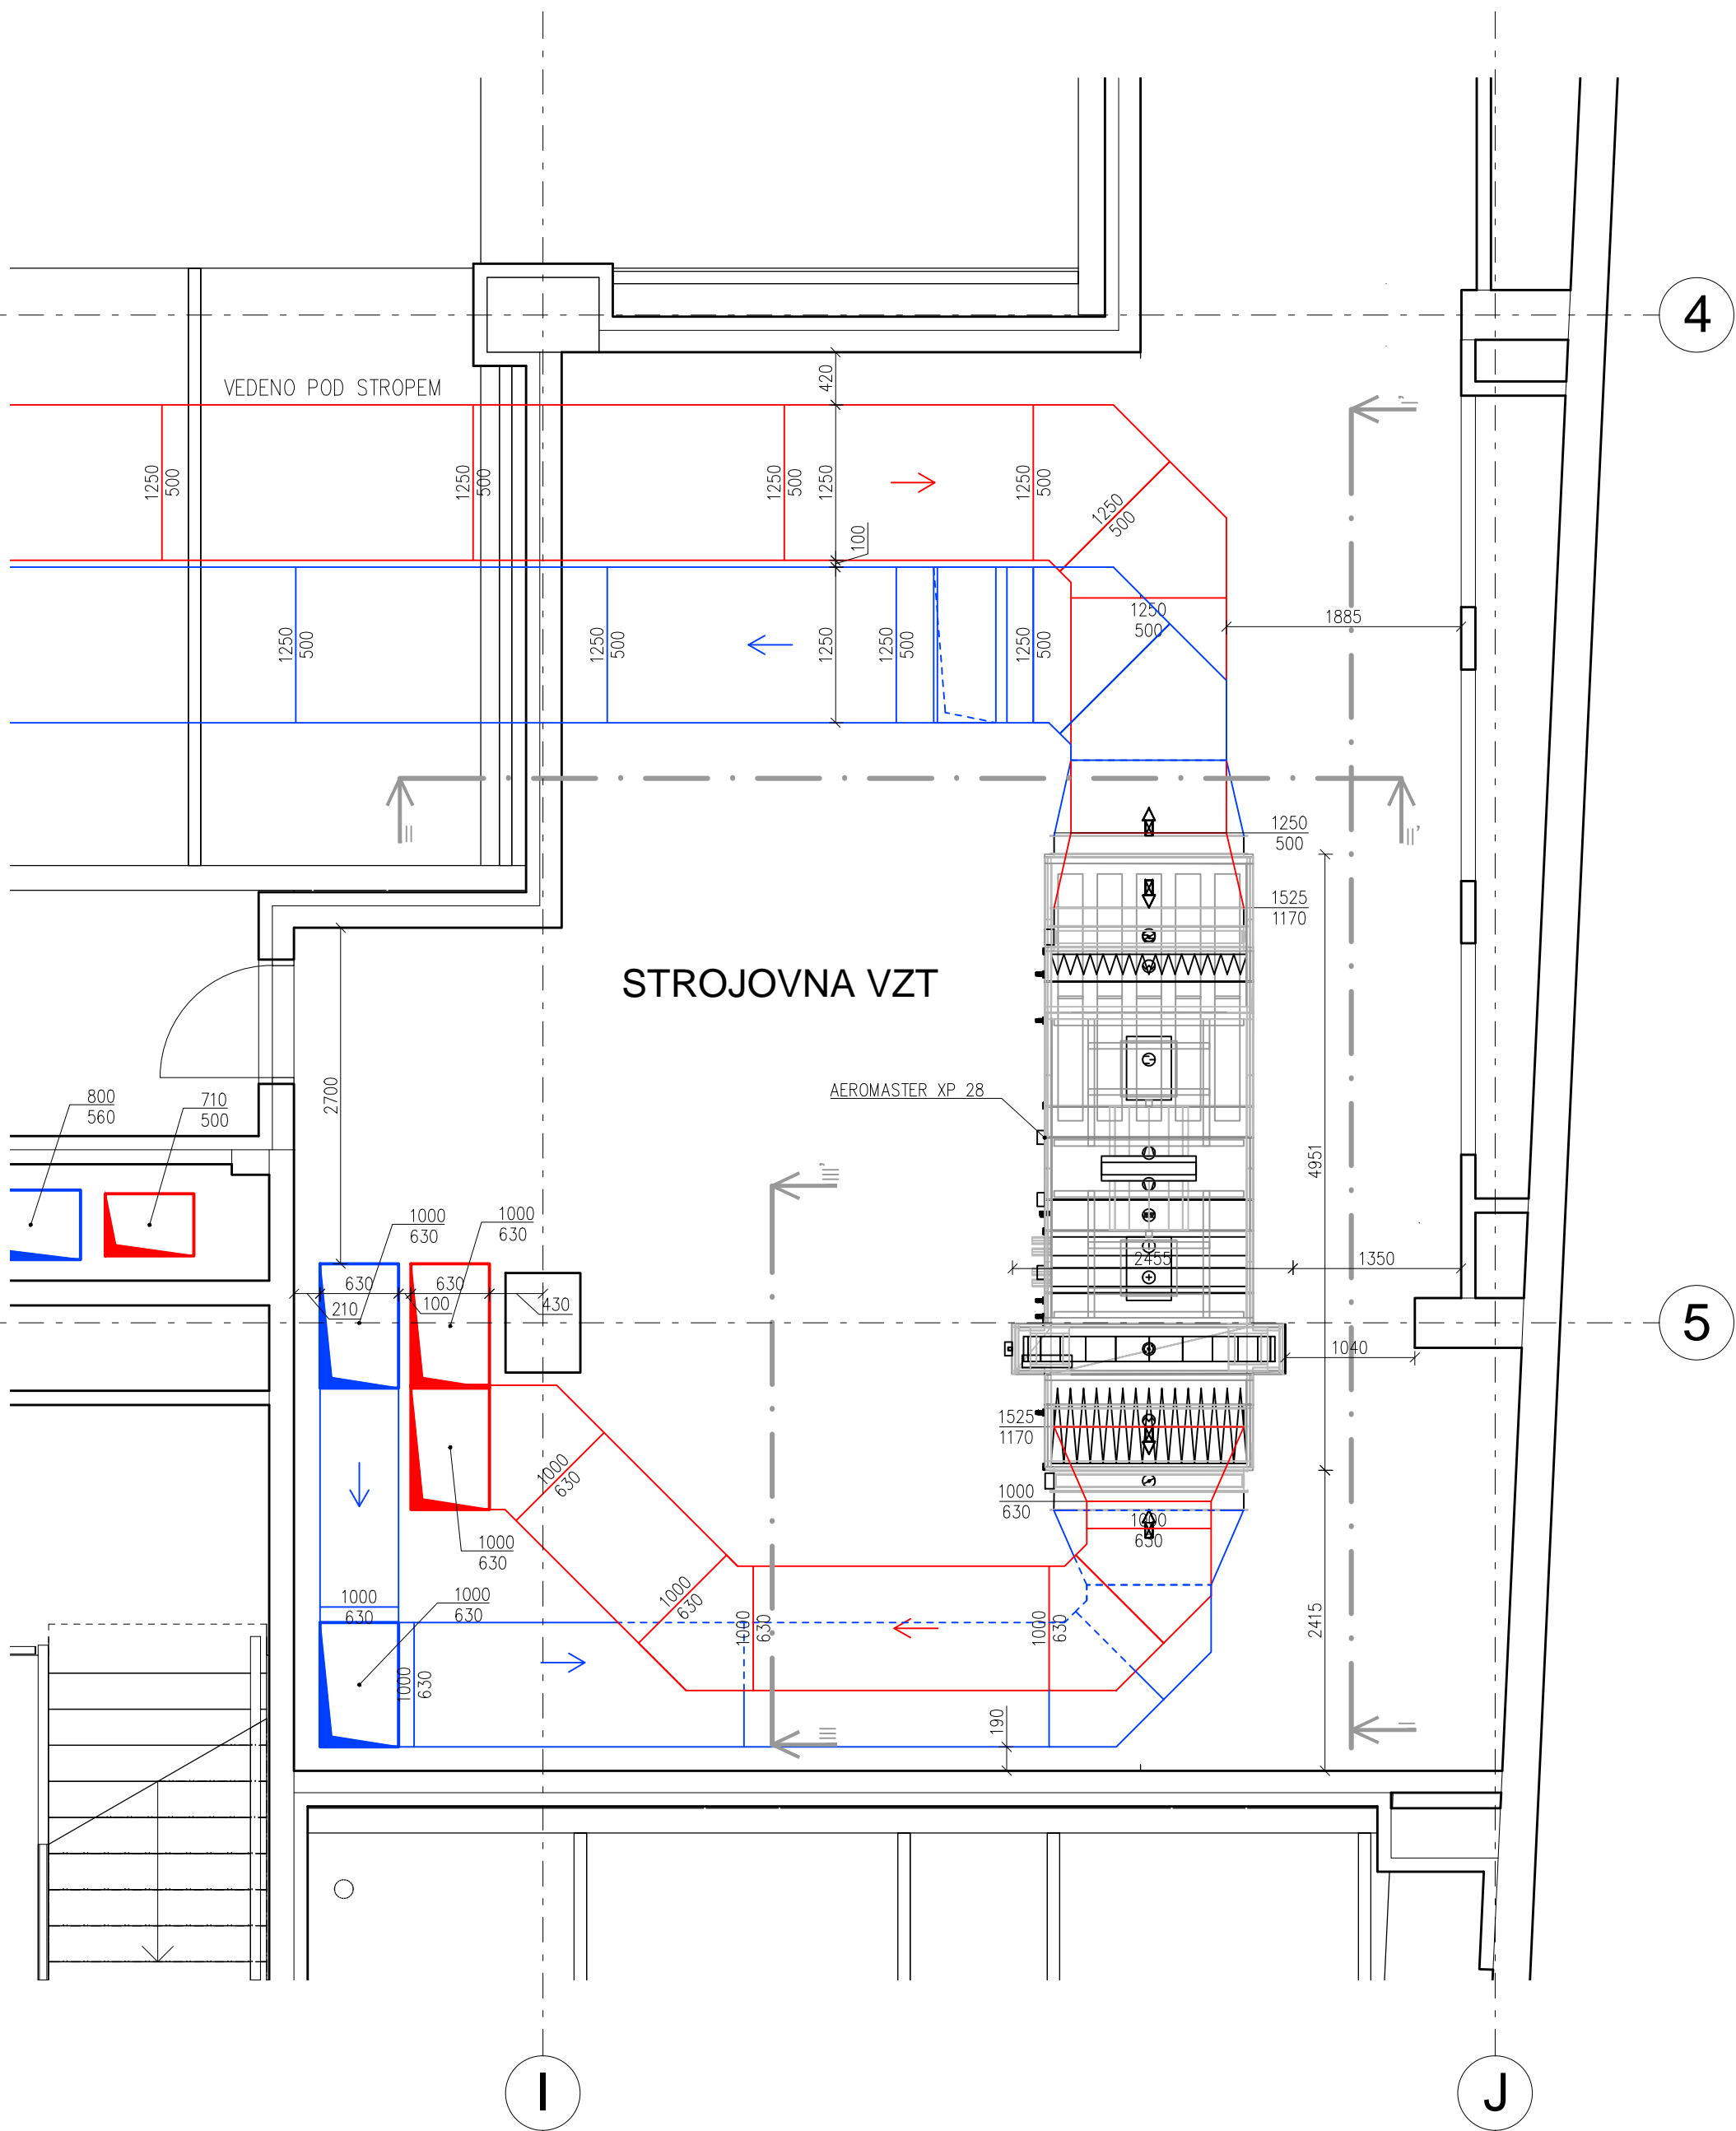


Zpracovala: Tereza Vernerová	Vedoucí bakalářské práce: Ing. D. Adamovský, Ph.D.	Školní rok: 2019/2020	Fakulta stavební ČVUT
Předmět: Bakalářská práce – Katedra technických zařízení budov			
Název: Vzduchotechnický projekt administrativní budovy			Datum: 24.5.2020
			Meřítko: 1:50
Příloha: Strojovna VZT 2.PP			Číslo výkresu: 6


ŘEZ I-I'

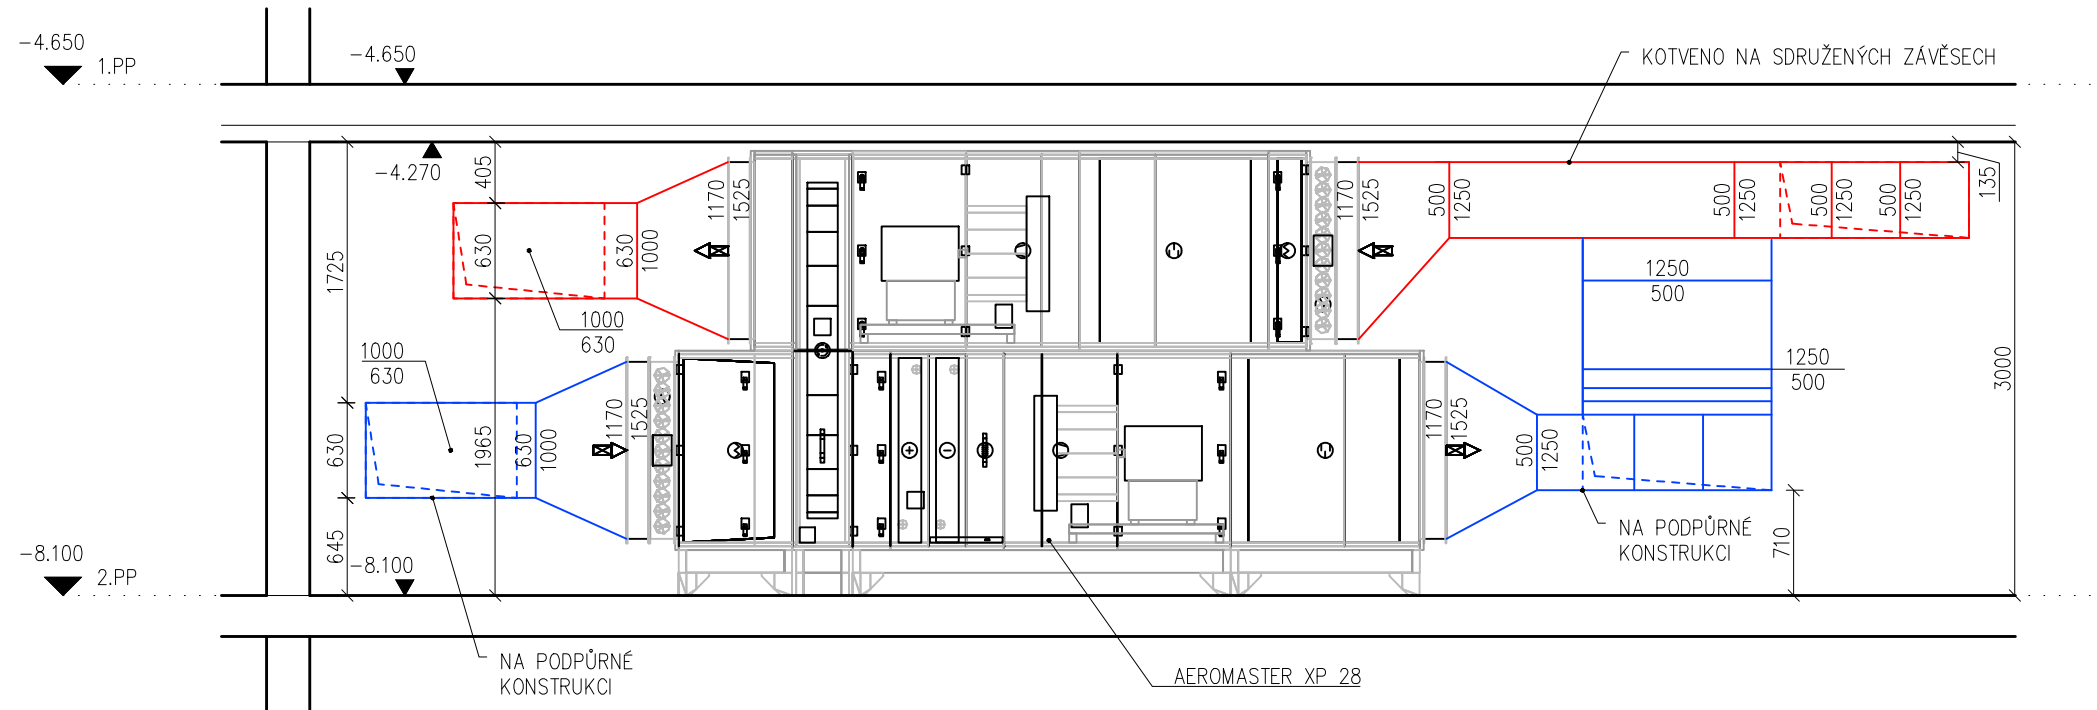

ŘEZ II-II'

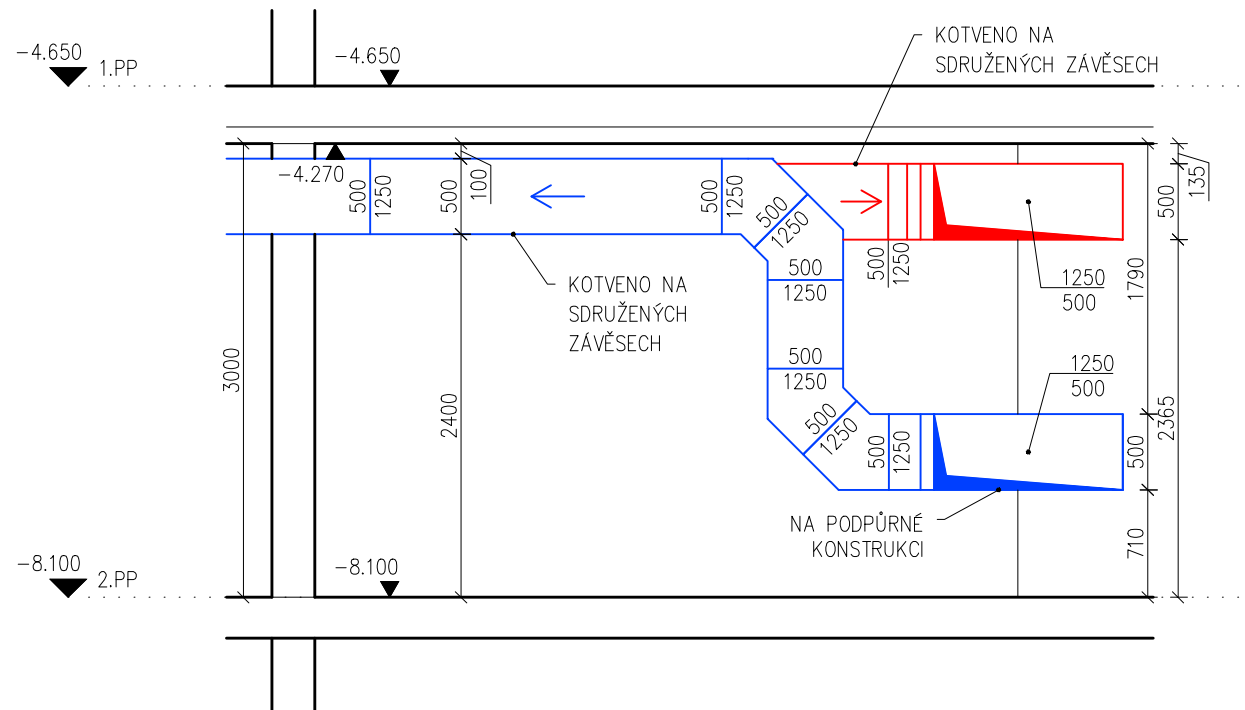

ŘEZ III-III'

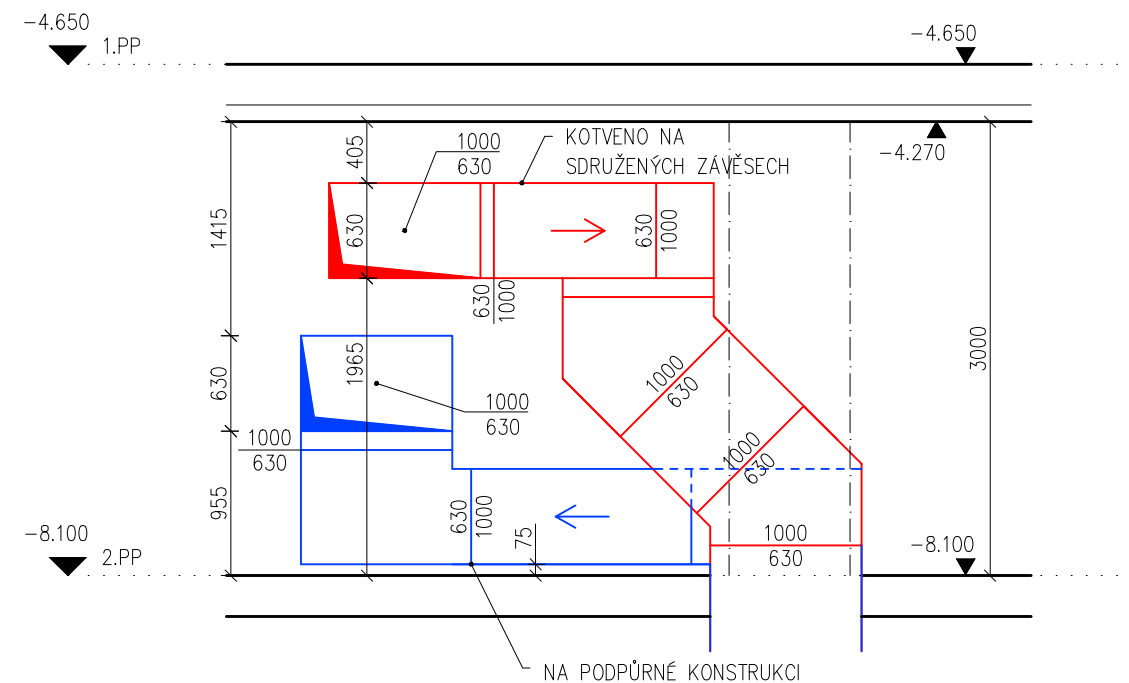


Zpracovala: Tereza Vernerová	Vedoucí bakalářské práce: Ing. D. Adamovský, Ph.D.	Školní rok: 2019/2020	Fakulta stavební ČVUT
Předmět: Bakalářská práce – Katedra technických zařízení budov			
Název: Vzduchotechnický projekt administrativní budovy			Datum: 24.5.2020
			Meřítko: 1:50
Příloha: Strojovna VZT 2.PP – řezy I-I', II-II', III-III'			Číslo výkresu: 7




Zpracovala: Tereza Vernerová	Vedoucí bakalářské práce: Ing. D. Adamovský, Ph.D.	Školní rok: 2019/2020	Fakulta stavební ČVUT
Předmět: Bakalářská práce – Katedra technických zařízení budov			Datum: 24.5.2020
Název: Vzduchotechnický projekt administrativní budovy			Měřítko: 1:50
Příloha: Strojovna VZT 3.PP			Číslo výkresu: 8

ŘEZ IV-IV'

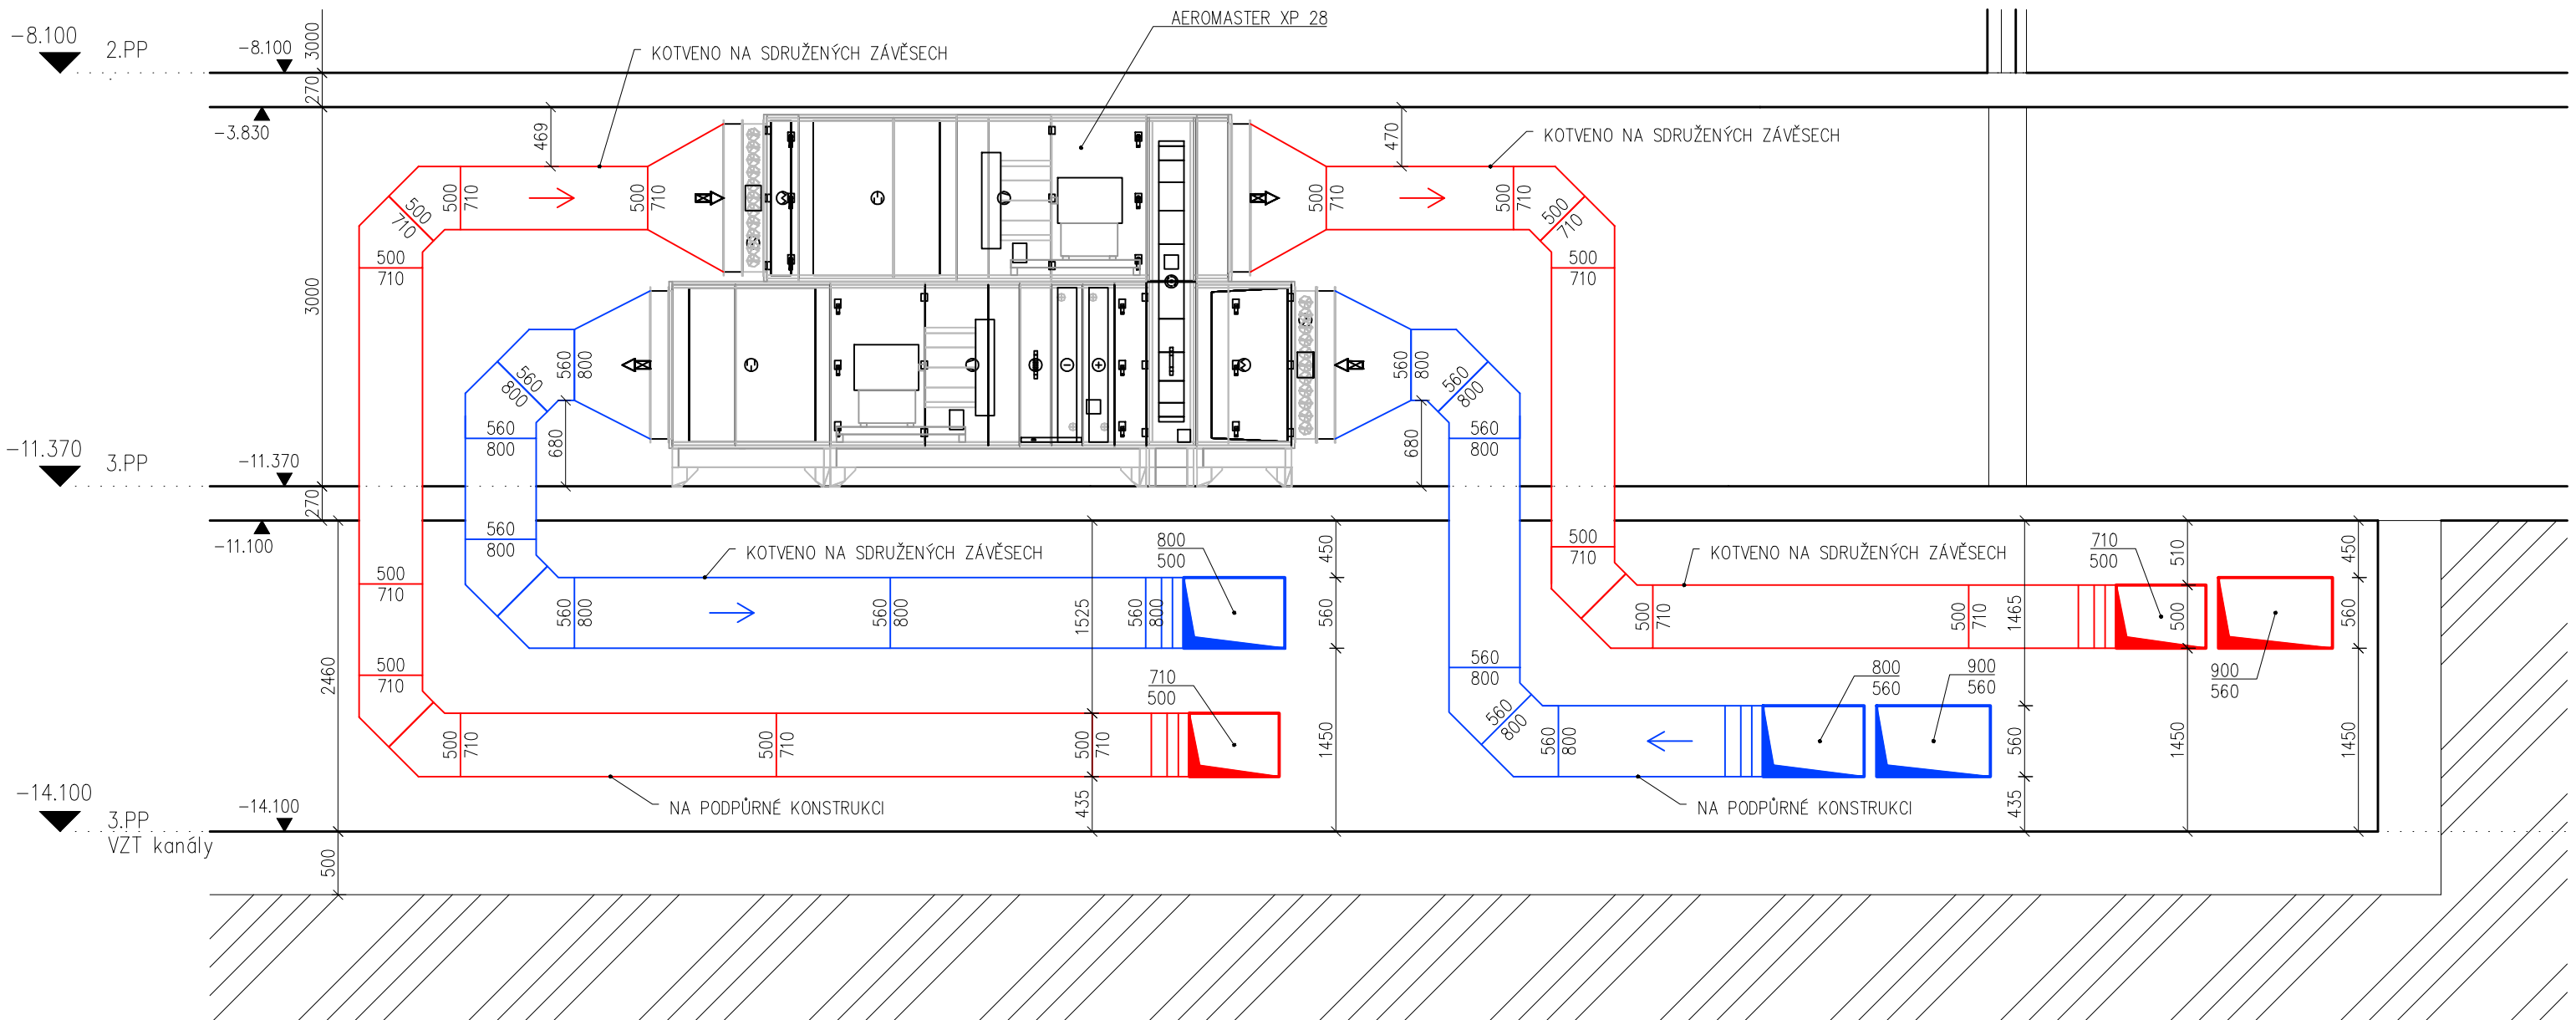


Zpracovala: Tereza Vernerová	Vedoucí bakalářské práce: Ing. D. Adamovský, Ph.D.	Školní rok: 2019/2020	Fakulta stavební ČVUT
Předmět: Bakalářská práce – Katedra technických zařízení budov			
Název: Vzduchotechnický projekt administrativní budovy	Datum: 24.5.2020	Meřítko: 1:50	Číslo výkresu: 9
Příloha: Strojovna VZT 3.PP – řez IV-IV'			

ŘEZ V-V'

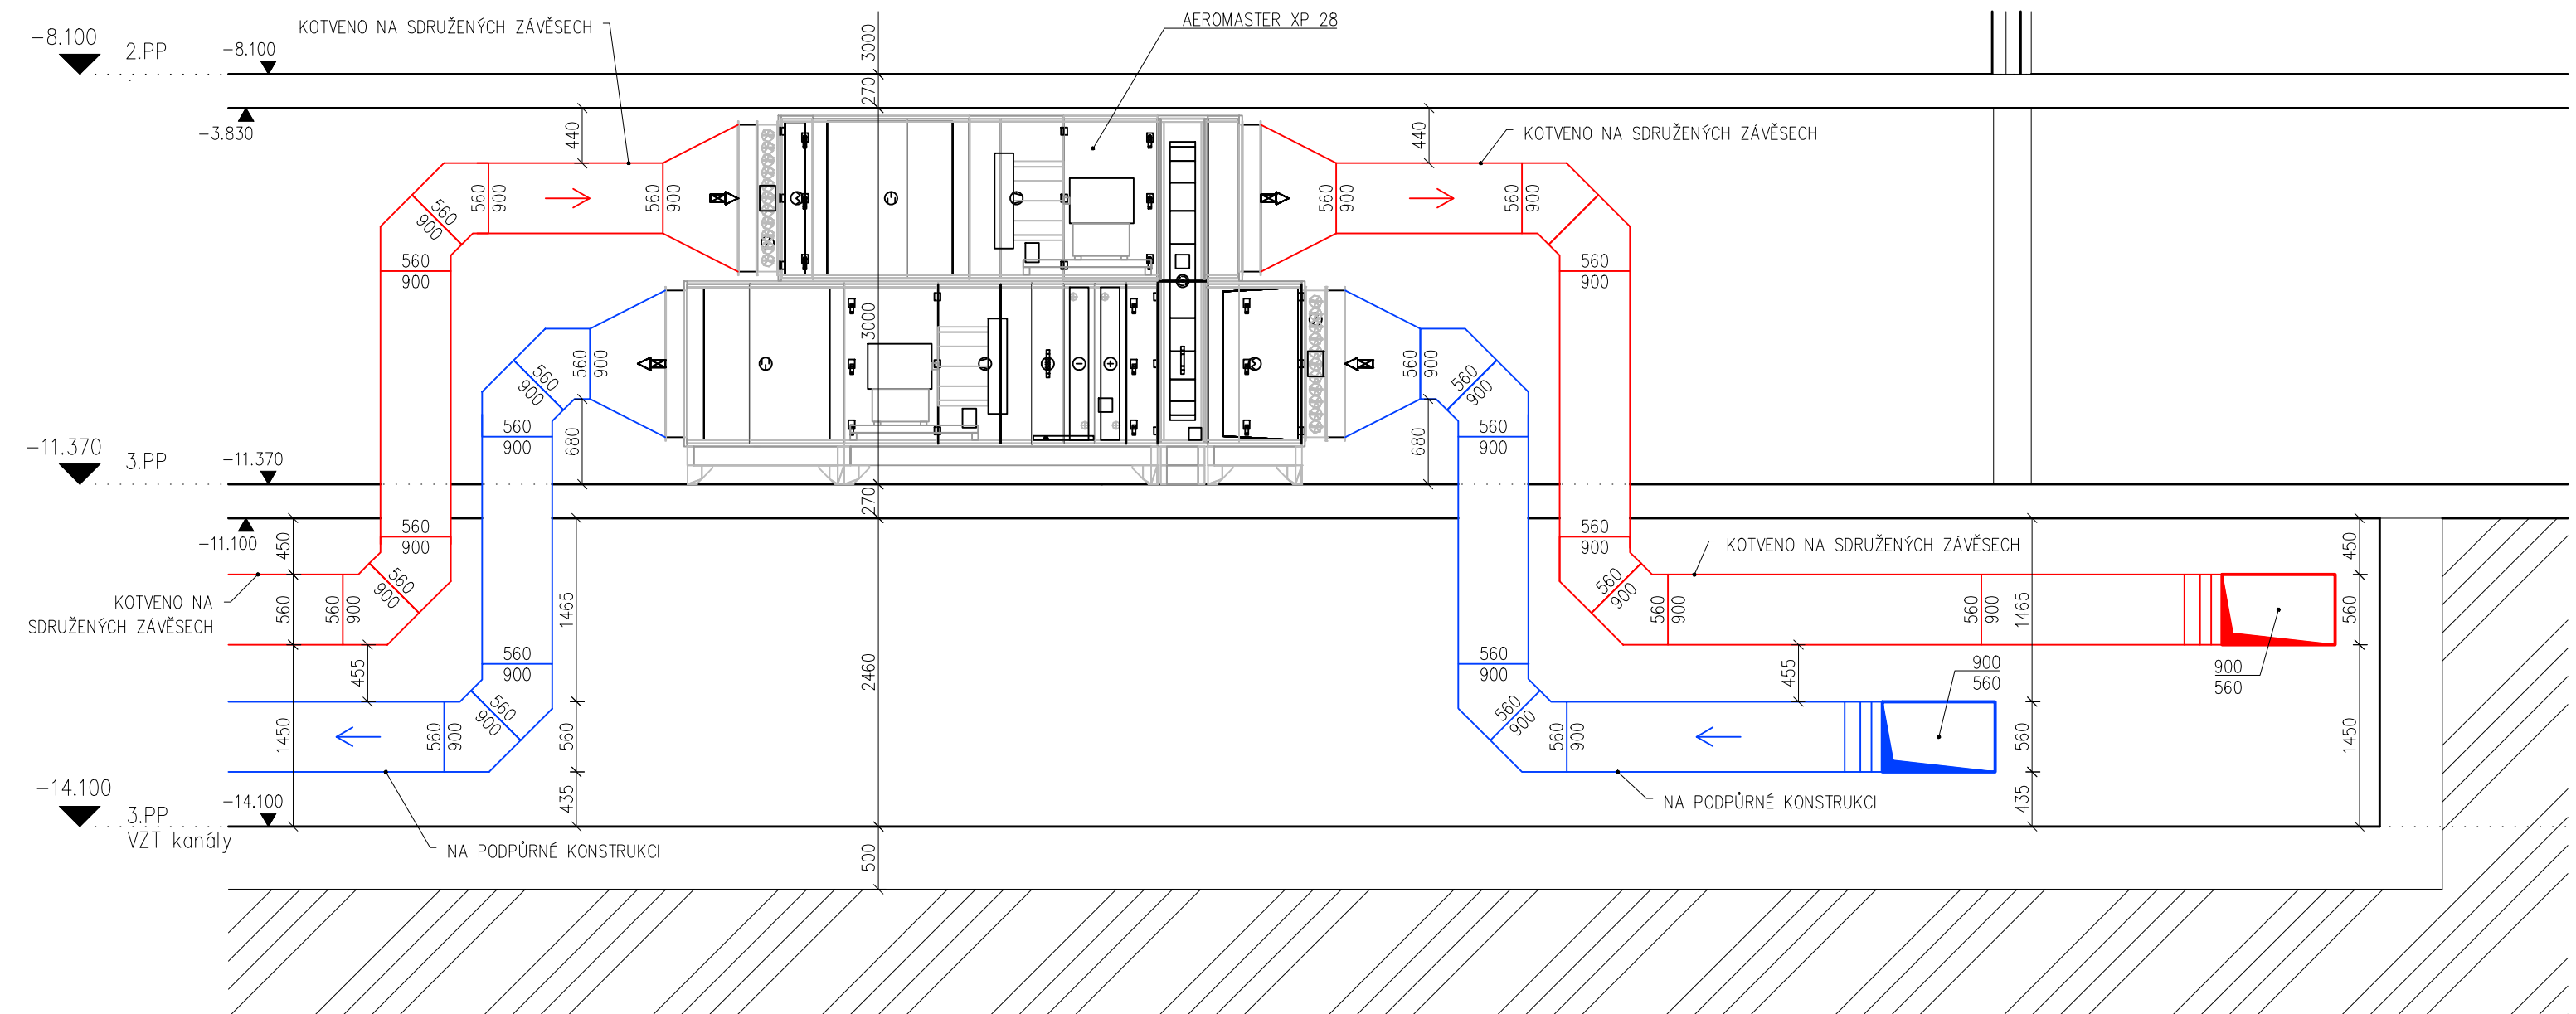



Zpracovala: Tereza Vernerová	Vedoucí bakalářské práce: Ing. D. Adamovský, Ph.D.	Školní rok: 2019/2020	Fakulta stavební ČVUT
Předmět: Bakalářská práce – Katedra technických zařízení budov			
Název: Vzduchotechnický projekt administrativní budovy	Datum: 24.5.2020	Meřítko: 1:50	Číslo výkresu: 10
Příloha: Strojovna VZT 3.PP – řez V-V'			

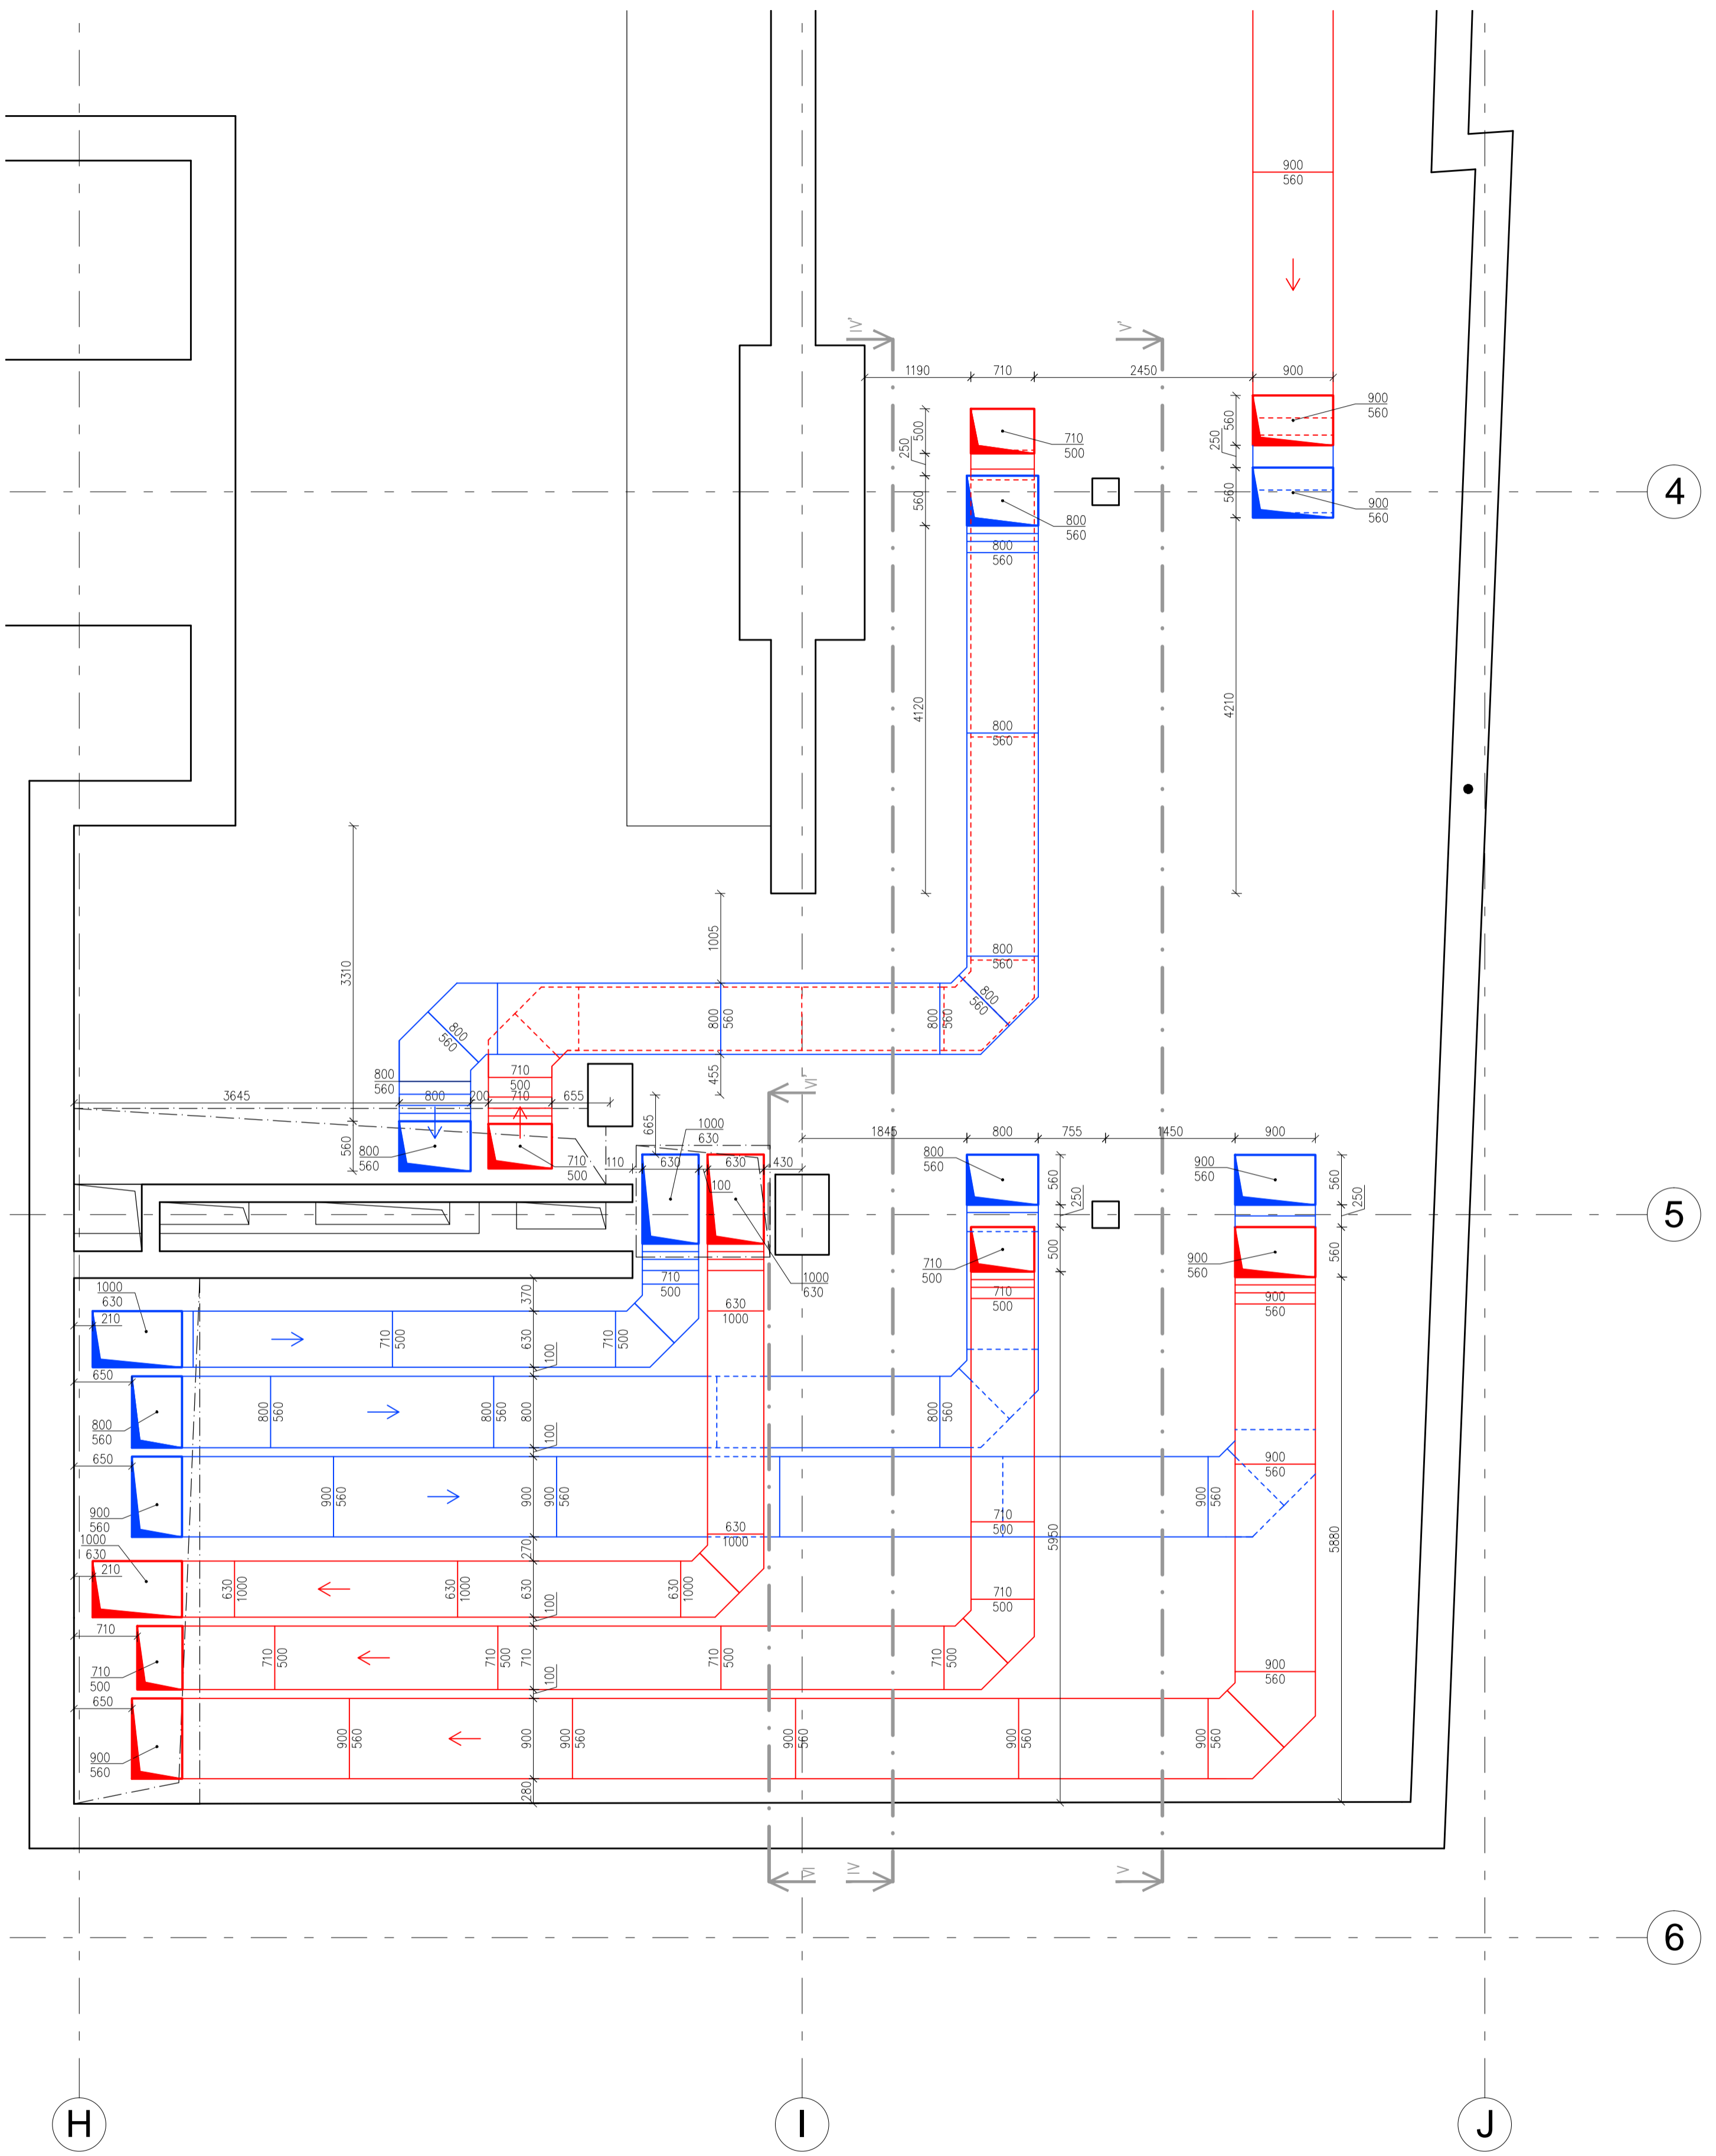


Zpracovala: Tereza Vernerová	Vedoucí bakalářské práce: Ing. D. Adamovský, Ph.D.	Školní rok: 2019/2020	Fakulta stavební ČVUT
Předmět: Bakalářská práce – Katedra technických zařízení budov			Datum: 24.5.2020
Název: Vzduchotechnický projekt administrativní budovy			Meřítko: 1:50
Příloha: VZT kanál 3.PP			Číslo výkresu: 11

ŘEZ VI-VI'

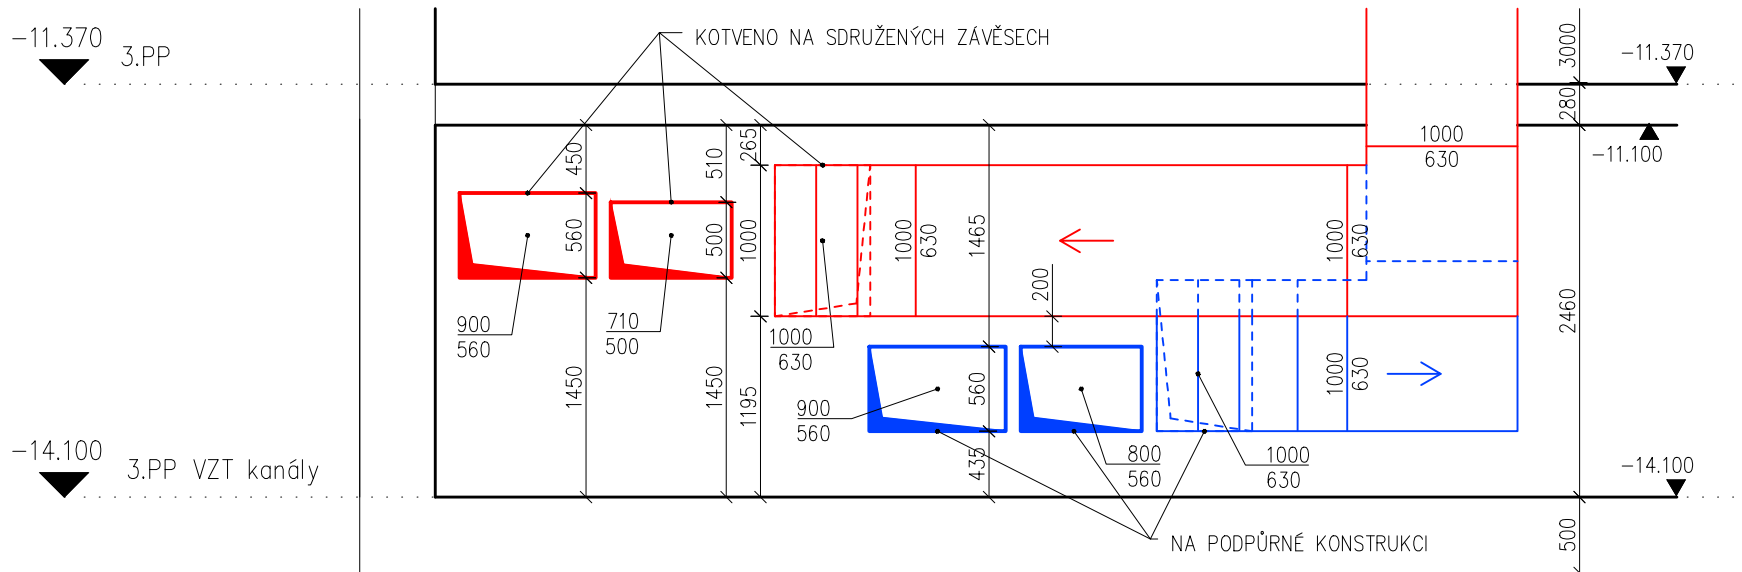

Zpracovala: Tereza Vernerová	Vedoucí bakalářské práce: Ing. D. Adamovský, Ph.D.	Školní rok: 2019/2020	Fakulta stavební ČVUT 
Předmět: Bakalářská práce – Katedra technických zařízení budov			
Název: Vzduchotechnický projekt administrativní budovy	Datum: 24.5.2020	Meřítko: 1:50	Číslo výkresu: 12
Příloha: VZT kanál 3.PP – řez VI-VI'			

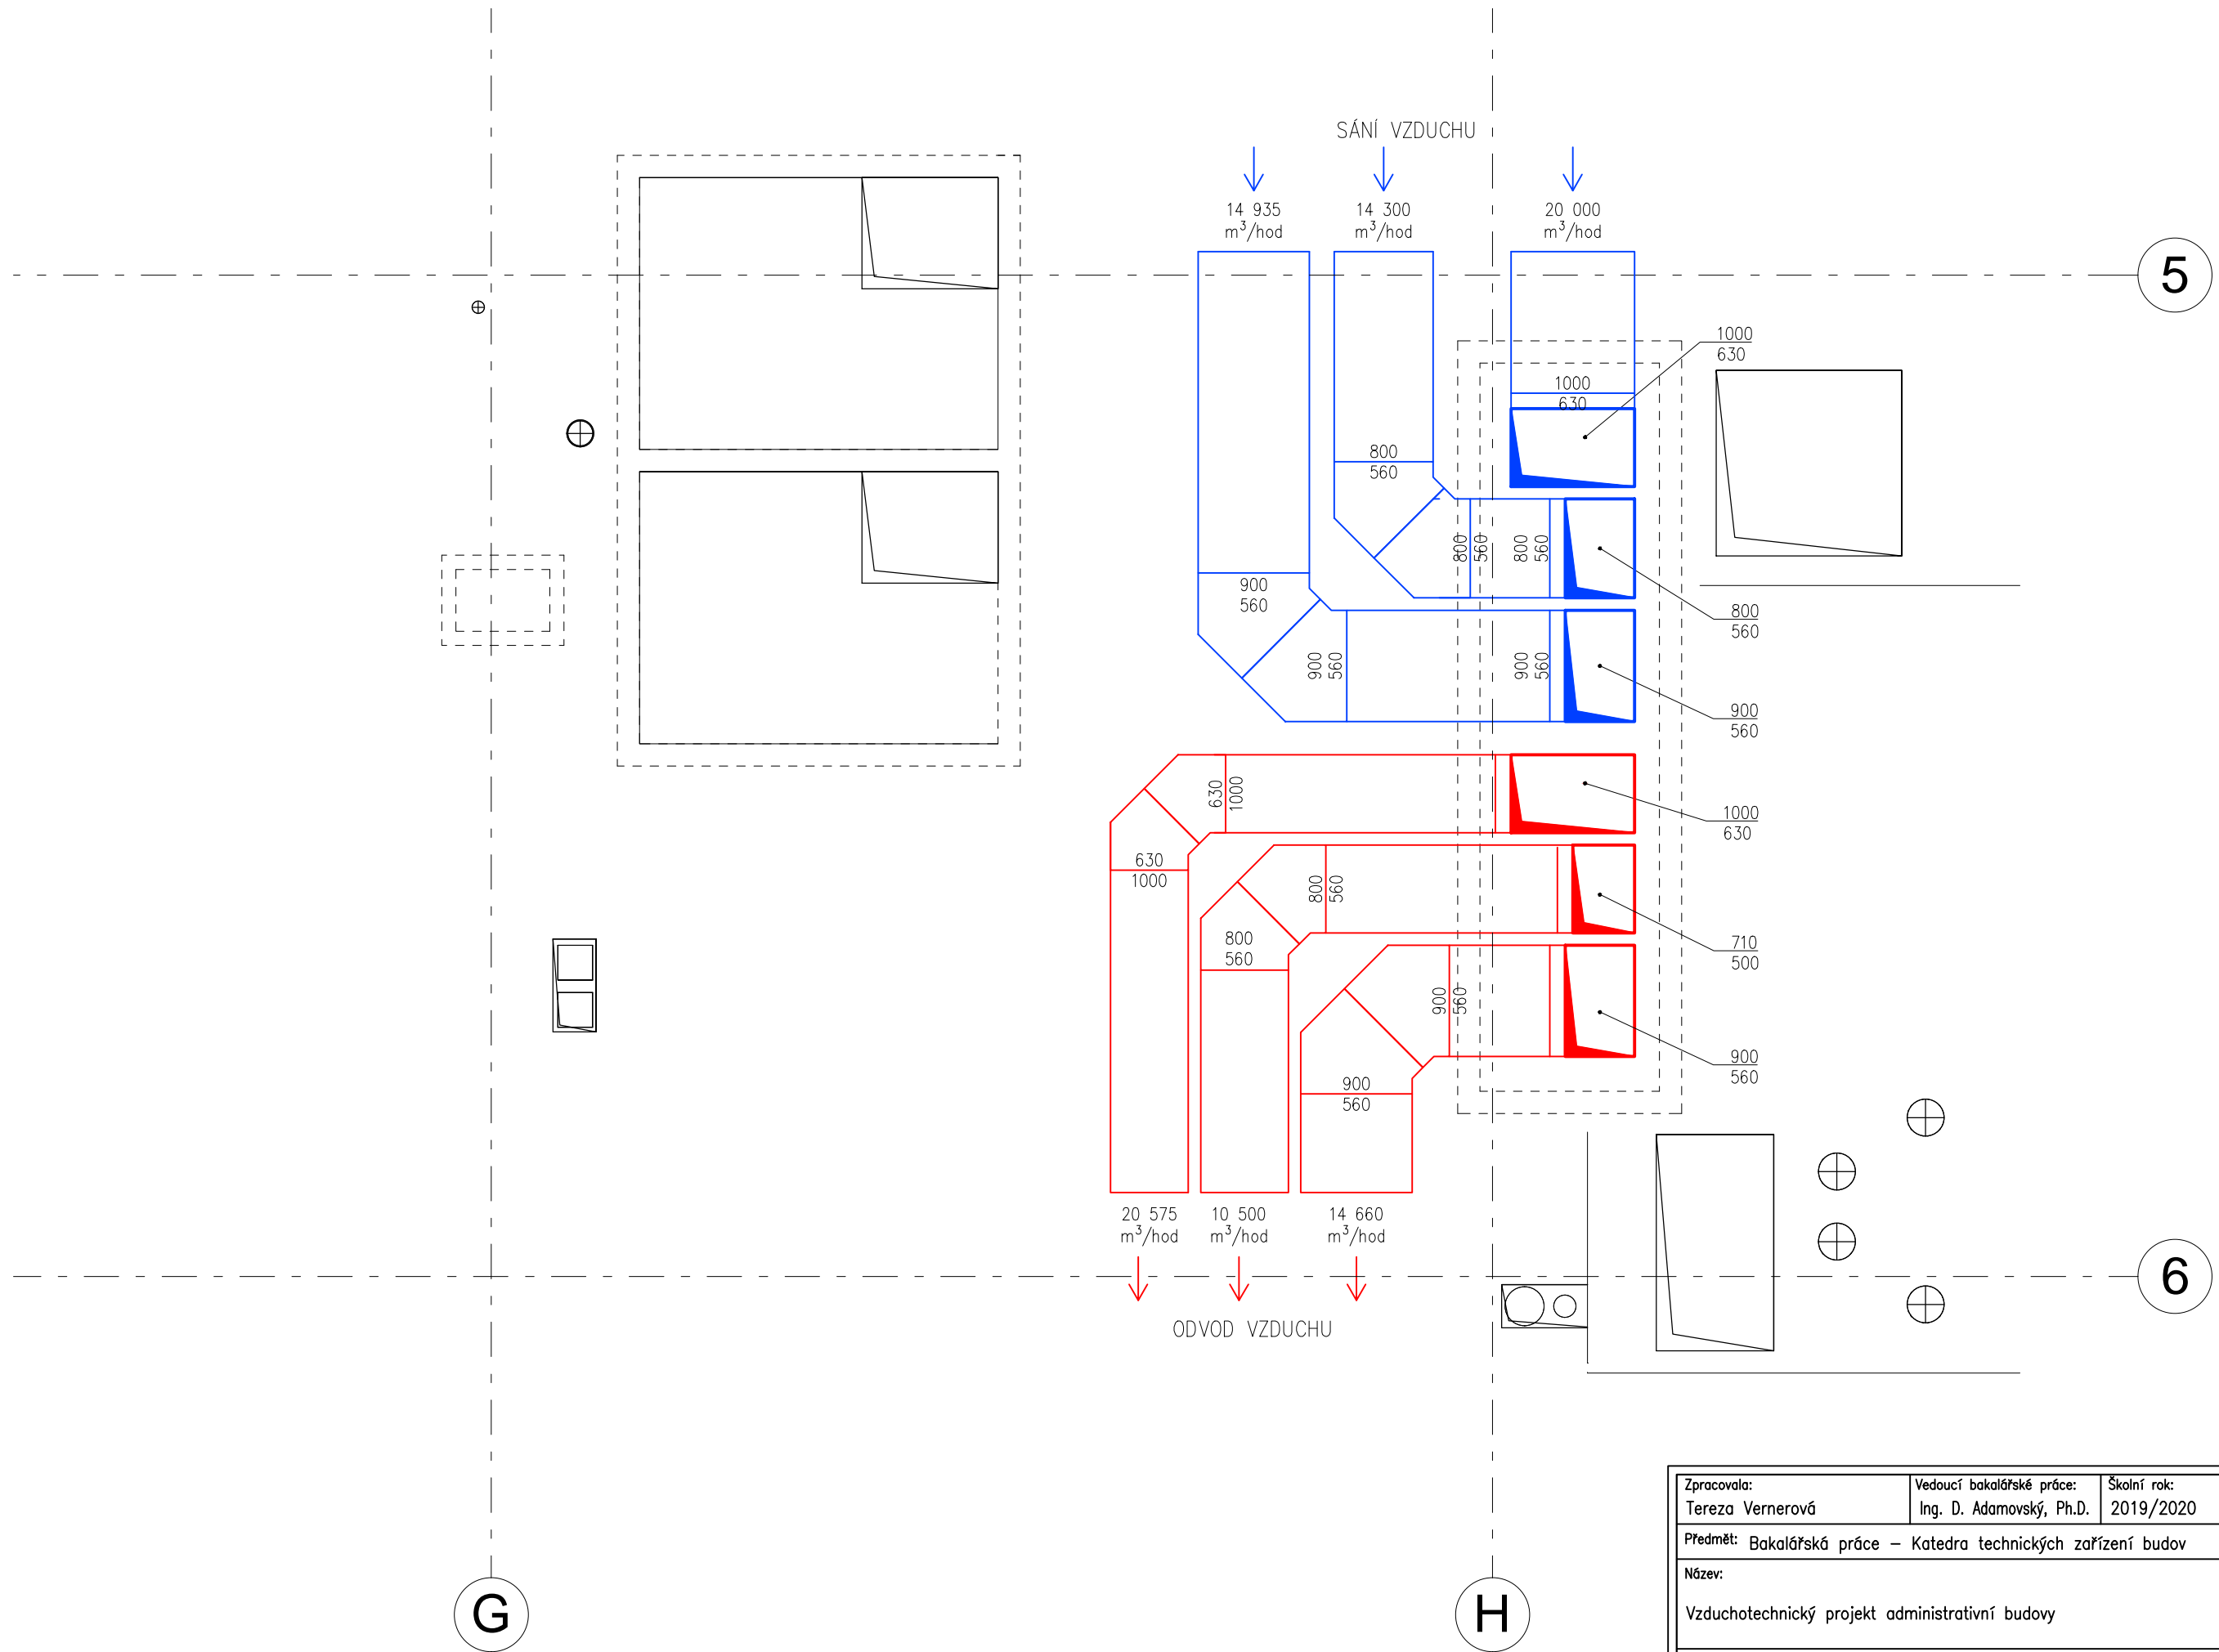

Zpracovala: Tereza Vernerová	Vedoucí bakalářské práce: Ing. D. Adamovský, Ph.D.	Školní rok: 2019/2020	Fakulta stavební ČVUT
Předmět: Bakalářská práce – Katedra technických zařízení budov			Datum: 24.5.2020
Název: Vzduchotechnický projekt administrativní budovy			Meřítko: 1:50
Příloha: Střecha			Číslo výkresu: 13