



ŘEZ A-A'

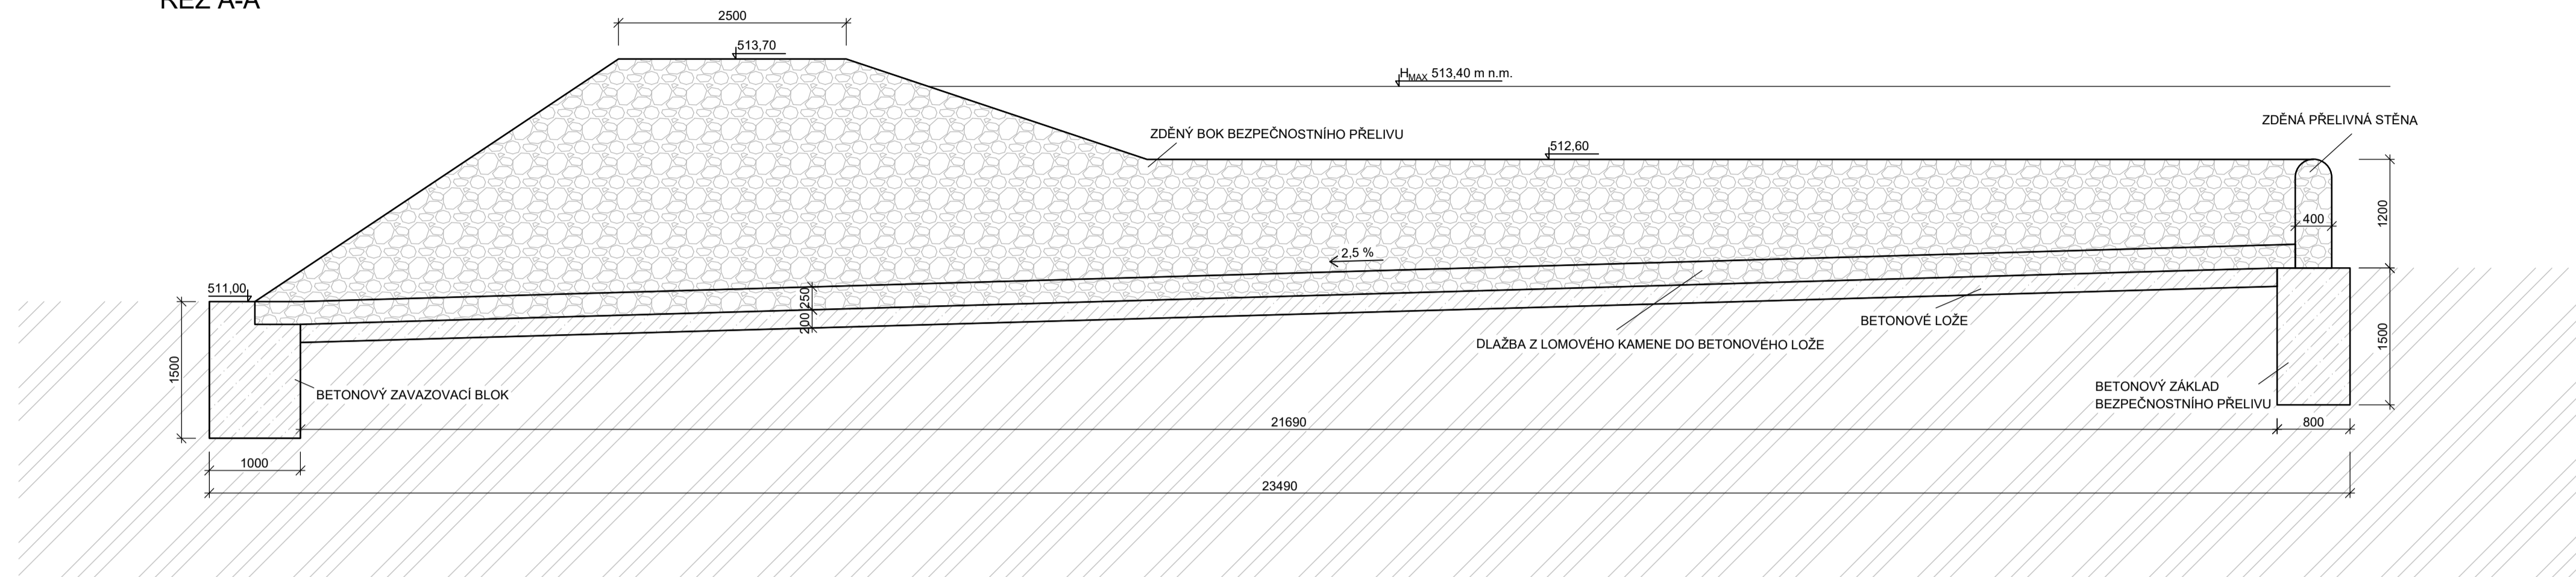

PŮDORYS

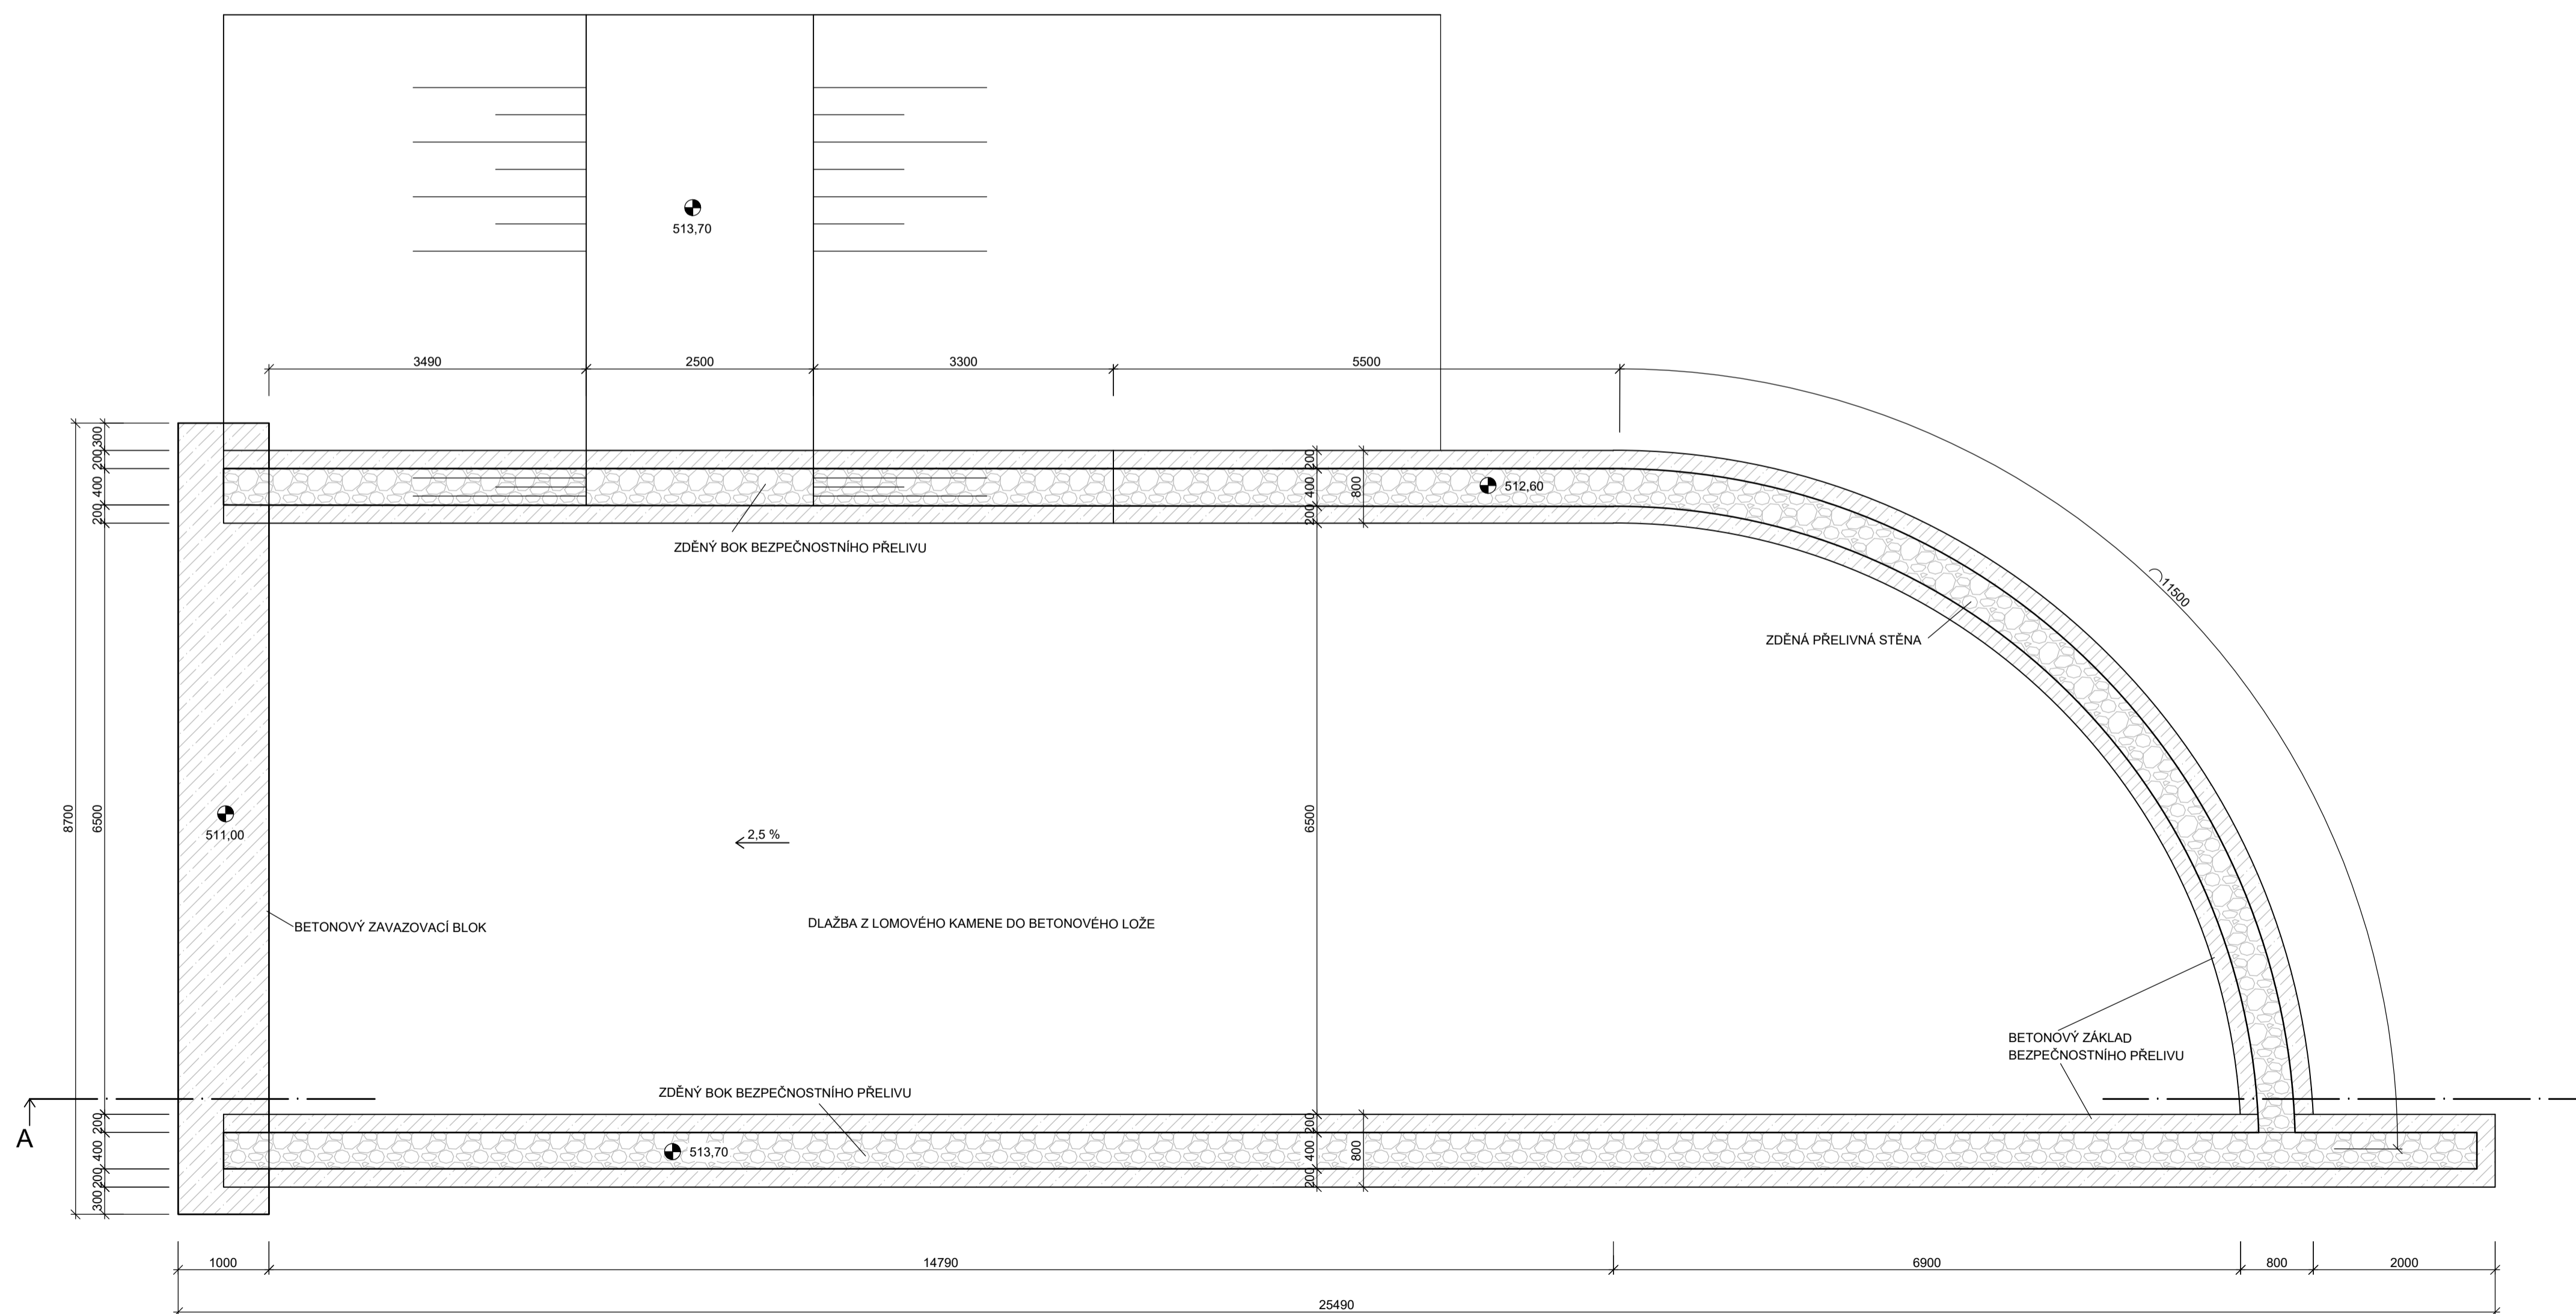

České vysoké učení technické v Praze		
Katedra:	K143	
Předmět:	BAKALÁŘSKÁ PRÁCE	Datum: 2020
Vypracoval:	Veronika Krejčová	
Vedoucí práce:	Ing. Václav David, Ph.D.	Formát: A1
Projekt:	Studie rekonstrukce rybníka na Úsobském potoce u obce Chválkov	Měřítko: 1:50
Příloha:	B. 5 - BEZPEČNOSTNÍ PŘELIV	

VYTVOŘENO VE STUDENTSKÉ VERZI PRODUKTU AUTODESK

VYTVOŘENO VE STUDENTSKÉ VERZI PRODUKTU AUTODESK