


C.M.	NAZEV M.	POLOHA
01.01	ZÁVĚRŮ	7,9
01.02	CHODBA	331,7
01.03	SCHODIŠTĚ	13,5
01.04	UČEBNA JAZYKŮ	38,8
01.05	UČEBNA	61,2
01.06	UČEBNA	78,8
01.07	KABINET	20,6
01.08	UČEBNA	78,8
01.09	KNIHOVNA	20,6
01.10	SKOLICÍ MÍSTNOST - SPOROVNA	36,8
01.11	KUCHYNKA	4,8
01.12	BEDILNA	20,0
01.13	SEKRETARIAT	15,0
01.14	UČEBNA / DRUŽINA	70,9
01.15	KABINET CHEMIE	15,0
01.16	PŘEDSIN MUŽI	4,4
01.17	WC MUŽI	8,6
01.18	WC ŽENY	4,0
01.19	PŘEDSIN ŽENY	5,7
01.20	WC ŽENY	10,5
01.21	SPRCHY ŽENY	2,3
01.22	UKLIDOVÁ MÍSTNOST	3,3
01.23	WC MUŽI	5,0
01.24	PŘEDSIN	3,6
01.25	SPRCHY	2,0
01.26	WC ŽENY	5,4
01.27	VÝTAH	2,9
01.28	SCHODIŠTĚ	11,5
01.29	SATNA	151,2
01.30	WC MUŽI	4,9
01.31	WC ŽENY	3,4
01.32	ŽÁZEMÍ SKOLNIKA	19,8
01.33	TECHNICKÁ MÍSTNOST	16,2
01.34	UKLID.	264,2
01.35	KUCHYN - YARNA	34,6
01.36	MYTÍ NADOBÍ	117,2
01.37	CHLADICÍ BOXY	6,2
01.38	PŘÍPRAVNA HRUBA	6,2
01.39	SKLADOVÁNÍ	7,1
01.40	CHODBA	8,0
01.41	UKLIDOVÁ MÍSTNOST	0,8
01.42	KANCELAR - VÝDEJ STRAVENEK	10,7
01.43	ŽÁZEMÍ PRO ZAMĚSTNANCE	8,6
01.44	SKLAD - OBALY	1,6
01.45	HYG. ŽÁZEMÍ / SPRCHA, WC	3,4
01.46	SKLAD	6,9
01.47	KABINET TV	9,6
01.48	KABINET TV	8,0
01.49	UKLID. KOMORA	3,7
01.50	SATNÍ DIVKY	12,0
01.51	HYGIENICKÉ ŽÁZEMÍ DIVKY	11,5
01.52	SATNÍ DIVKY	12,0
01.53	HYGIENICKÉ ŽÁZEMÍ DIVKY	11,5
01.54	SATNÍ CHLAPCI	12,0
01.55	HYGIENICKÉ ŽÁZEMÍ CHLAPCI	11,5
01.56	SATNÍ CHLAPCI	12,0
01.57	HYGIENICKÉ ŽÁZEMÍ CHLAPCI	11,5
01.58	NÁRADOVNA	45,7
01.59	CHODBA	72,2
01.60	TELEOVLÁDNÁ	507,1
01.61	VRAŤNICE	7,1
01.62	VÝCHOVNÝ PORADCE	7,8

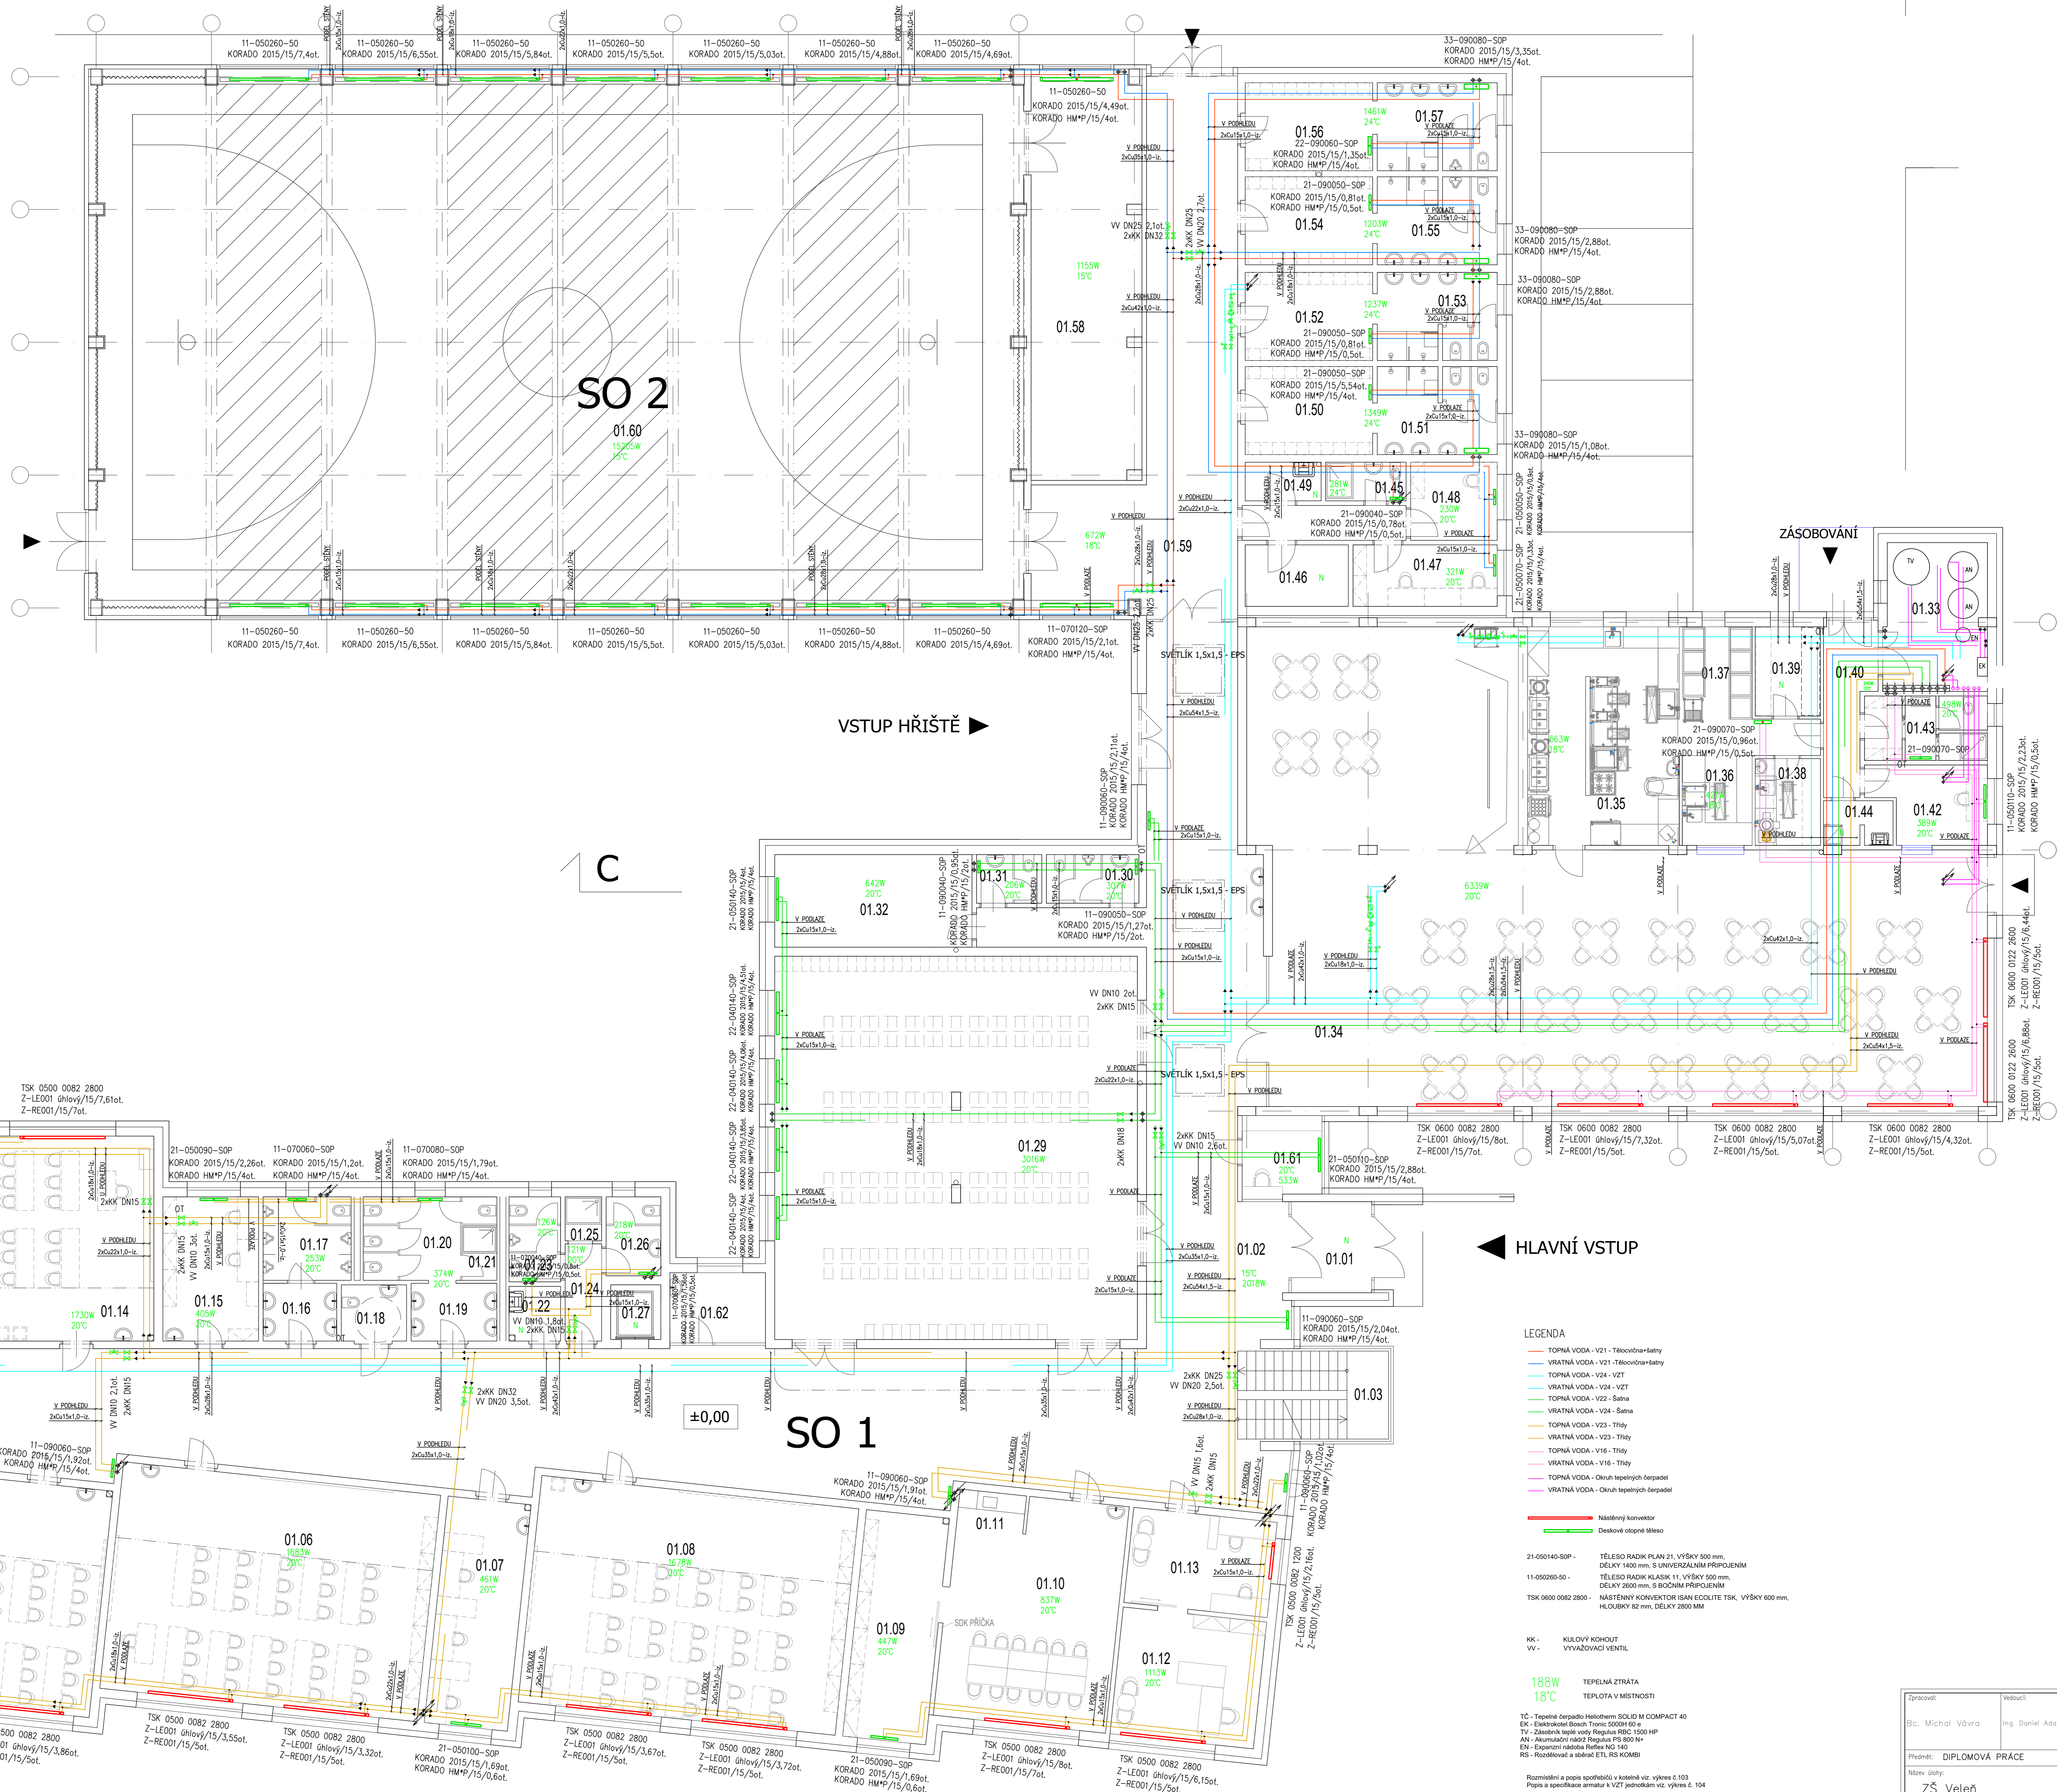

- LEGENDA**
- TOPNÁ VODA - V21 - Teleskopfanaty
 - VRAŤNÁ VODA - V21 - Teleskopfanaty
 - TOPNÁ VODA - V24 - VZT
 - VRAŤNÁ VODA - V24 - VZT
 - TOPNÁ VODA - V22 - Satna
 - VRAŤNÁ VODA - V24 - Satna
 - TOPNÁ VODA - V23 - Trisy
 - VRAŤNÁ VODA - V23 - Trisy
 - TOPNÁ VODA - V16 - Trisy
 - VRAŤNÁ VODA - V16 - Trisy
 - TOPNÁ VODA - Okruh tepelných čerpadel
 - VRAŤNÁ VODA - Okruh tepelných čerpadel
- Násobný konvektor
 Deskové otopné těleso
- 21-000140-SOP - TELESKO RADIK PLAN 21, VÝŠKY 500 mm, DELKY 1400 mm, S UNIVERZÁLNÍM PŘÍPOJENÍM
 11-050260-SOP - TELESKO RADIK KLASK 11, VÝŠKY 500 mm, DELKY 2800 mm, S BOČNÍM PŘÍPOJENÍM
 TSK 0600 0082 2800 - NÁSTĚBNÝ KONVEKTOR BIAN ESCOLITE TSK, VÝŠKY 600 mm, HLBOUKY 82 mm, DELKY 2800 MM
- KK - KULOVÝ KOHOUT
 VV - VYVAŽOVACÍ VENTIL
- 188W
 18°C
 TEPELNÁ ZTRÁTA
 TEPILOTA V MÍSTNOSTI

Vypracoval: Bc. Michal Vávra	Vedl/a: Ing. Daniel Adamovský, Ph.D.	Datum: 2020/21	Fakulta stavební CVUT
Předmět: DIPLOMOVÁ PRÁCE		Datum: 12/2020	
Název úlohy: ZŠ Veleň		Měřítko: 1:75	
Název výkresu: Půdorys vytápění 1.NP		Číslo výkresu: 101	